



江苏深远建筑设计研究有限公司
JIANGSU SHENYUAN ARCHITECTURE DESIGN & RESEARCH CO., LTD

目 录

建设单位	岳阳市君山区行政审批服务局	专业	给排水
设计编号	ZJ20-005	阶段	施工图
工程名称	岳阳市君山区政务服务中心平台升级及信息化工程设计项目	图 号	第 1 张 共 1 张

序号	图 纸 名 称	图 号	图 纸 量	张 数		替换图号
				本设计	备注	
1	给排水设计说明	水施 -01	A2			
2	材料表 图集目录 图例	水施 -02	A2			
3	一层给排水给排水水平面图	水施 -03	A1+			
4	一层自动喷淋给排水水平面图	水施 -04	A1+			
5	二层给排水给排水水平面图	水施 -05	A1+			
6	二层自动喷淋给排水水平面图	水施 -06	A1+			
7	三层给排水给排水水平面图	水施 -07	A1+			
8	三层自动喷淋给排水水平面图	水施 -08	A1+			
9	四层给排水给排水水平面图	水施 -09	A1+			
10	四层自动喷淋给排水水平面图	水施 -10	A1+			
11	卫生间大样图一	水施 -11	A1			
12	卫生间大样图二	水施 -12	A1			
13	卫生间大样图三	水施 -13	A1			
14	消火栓管道展开系统图 给排水系统图	水施 -14	A1			
15	自动喷淋管道展开系统图	水施 -15				
16						
17						
18						
19						
20						
21						
22						
23						
24						
25						
26						
27						
28						

出图负责人
高业杭

江苏省工程勘察设计出图专用章
江苏深远建筑设计研究有限公司
资质证书 A132018012 A232018019
编号
江苏省住房和城乡建设厅监制(A)
有效期至二〇二〇年五月三十一日

中华人民共和国一级注册建筑师
姓名：咸华芬
注册号：3201801-004
有效期：至2021年12月

设计说明

Table with 2 columns: Design Basis (设计依据) and System Description (系统设计). It lists various standards like GB50015-2003 and GB50013-2018, and details the water supply and drainage system for a building.

Table with 2 columns: Fire Protection System (消防系统) and Water Supply System (给水系统). It describes fire alarm, fire extinguishing, and water supply details, including pump specifications and pipe materials.

Table with 2 columns: Drainage System (排水系统) and Ventilation System (通风系统). It details the drainage system, including floor drains, pipes, and ventilation equipment specifications.

Table with 2 columns: Heating and Ventilation System (采暖及通风系统) and Electrical System (电气系统). It describes the heating system, ventilation, and electrical wiring details.

不得量取图纸尺寸施工。如有任何不详细事宜，请在施工前与设计师会商。本图设计内容未经设计师许可不得在其它地方使用。

DO NOT SCALE ANY DRAWINGS. THIS DRAWING IS THE PROPERTY OF THE DESIGNER AND MAY NOT BE USED WITHOUT HIS PERMISSION. REPORT ANY DISCREPANCIES TO THE DESIGNER PRIOR TO PROCEEDING WITH WORK.

说明 NOTES: (6) 高位消防水箱的进、出水管应设置带有指示启闭装置的阀门... (7) 消防给水系统的室内外消火栓、阀门等设置位置，应设置永久性固定标识。



江苏深远建筑设计研究院有限公司 JIANGSU SHENYUAN ARCHITECTURE DESIGN & RESEARCH CO., LTD. 设计证书甲级编号: A132018012

Table with 2 columns: Design (设计) and Drawing (绘图). It lists the names of the design and drawing staff, including 汤小清 and 丁晶.

Table with 2 columns: Professional Signature (专业会签) and Discipline Signature (专业). It shows the signatures of various disciplines like Architecture, Structure, and Plumbing.

建设单位 CLIENT: 岳阳市君山区行政审批服务局





工程名称 PROJECT: 岳阳市君山区政务服务中心平台升级及信息化工程

Table with 2 columns: Drawing Content (图纸内容) and Drawing Status (设计阶段). It lists drawing titles like '设计说明' and '施工图'.

Table with 2 columns: Drawing Stamp (出图章) and Project Information (项目信息). It includes the project name, drawing number, and date.

注：本设计图未加盖设计专用章无效。



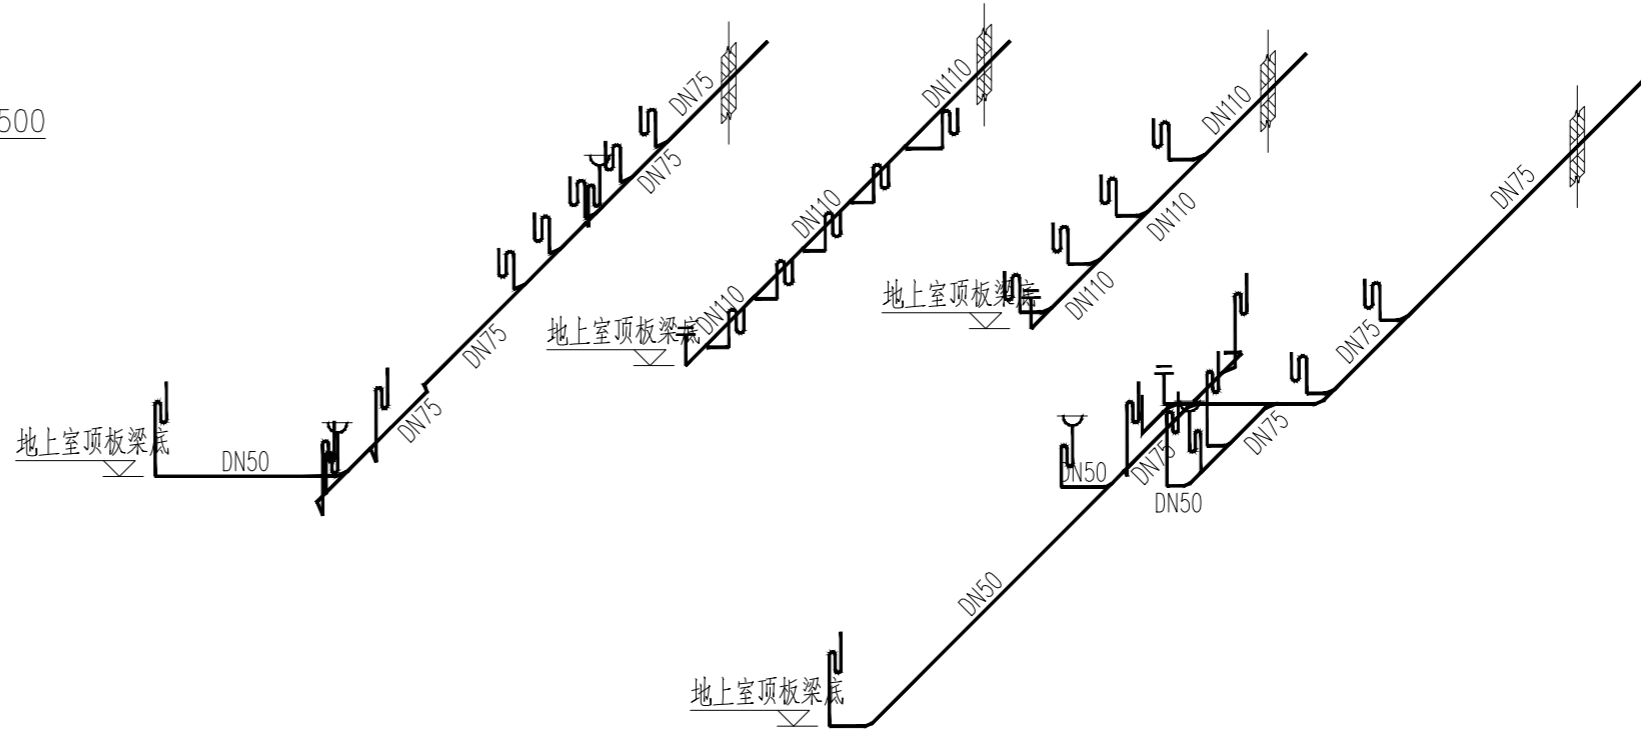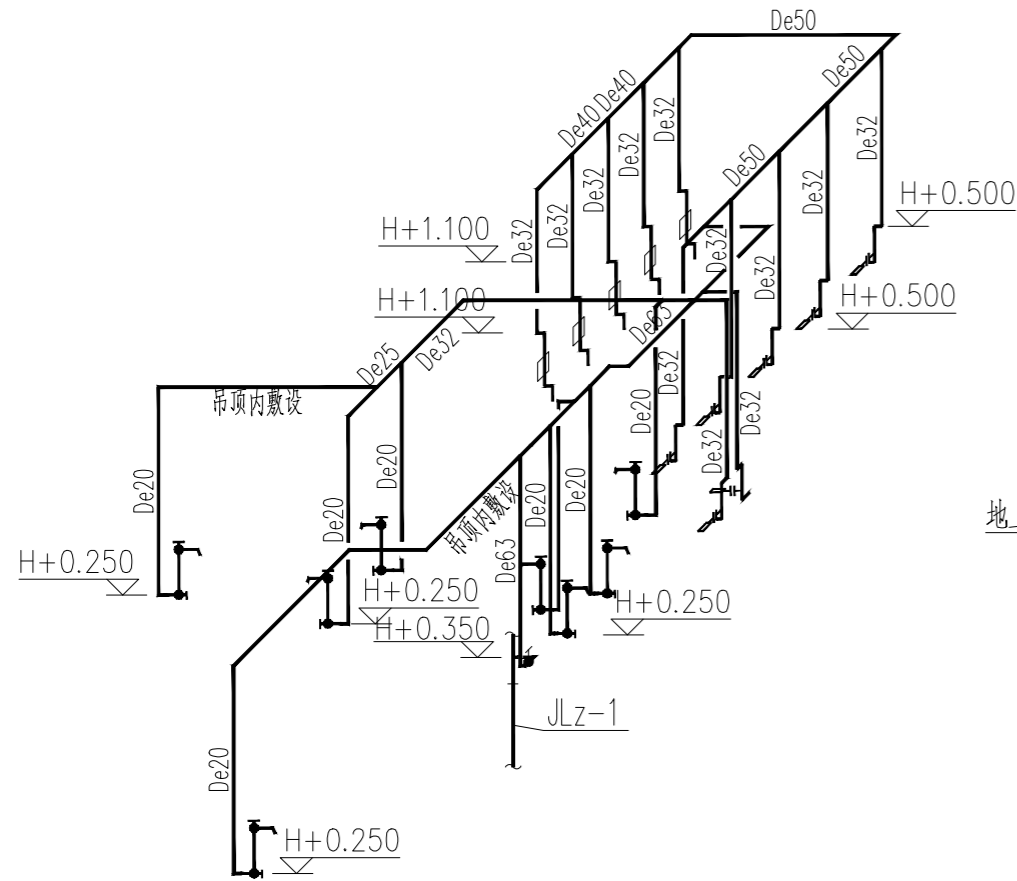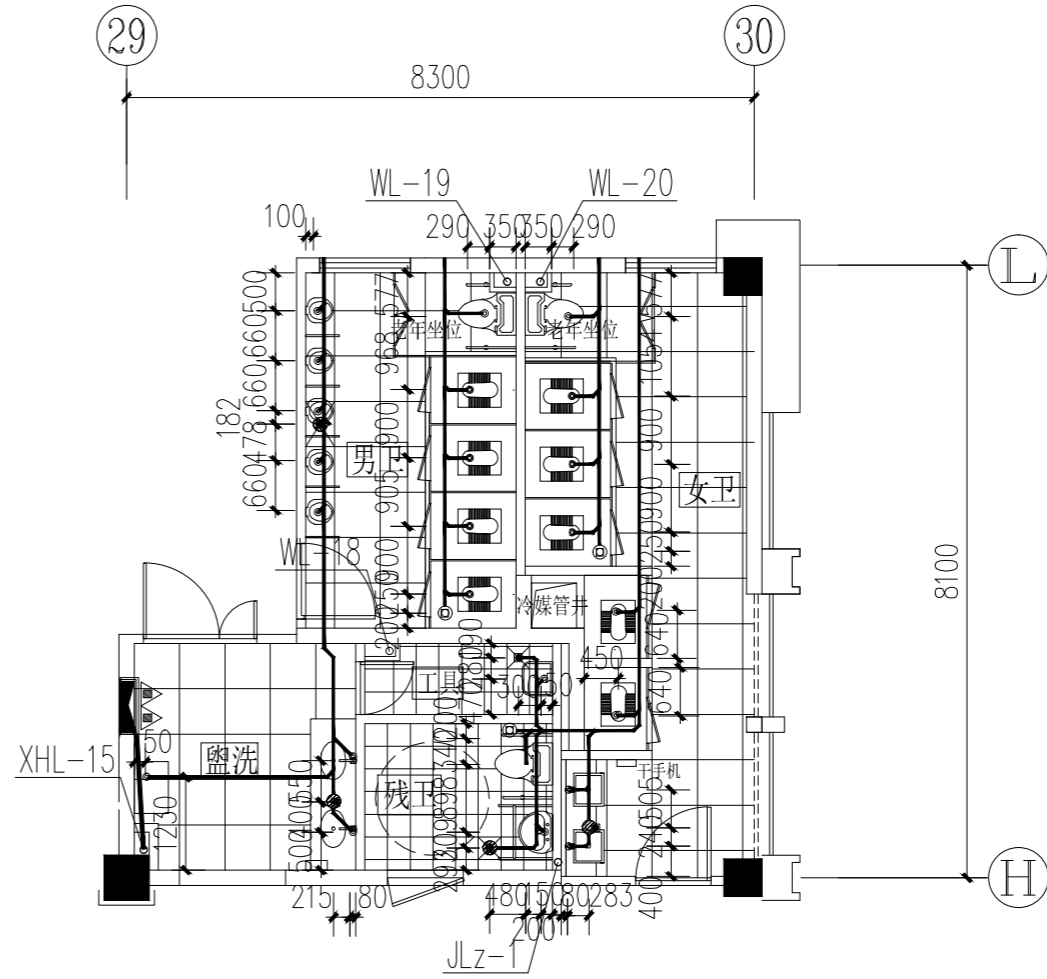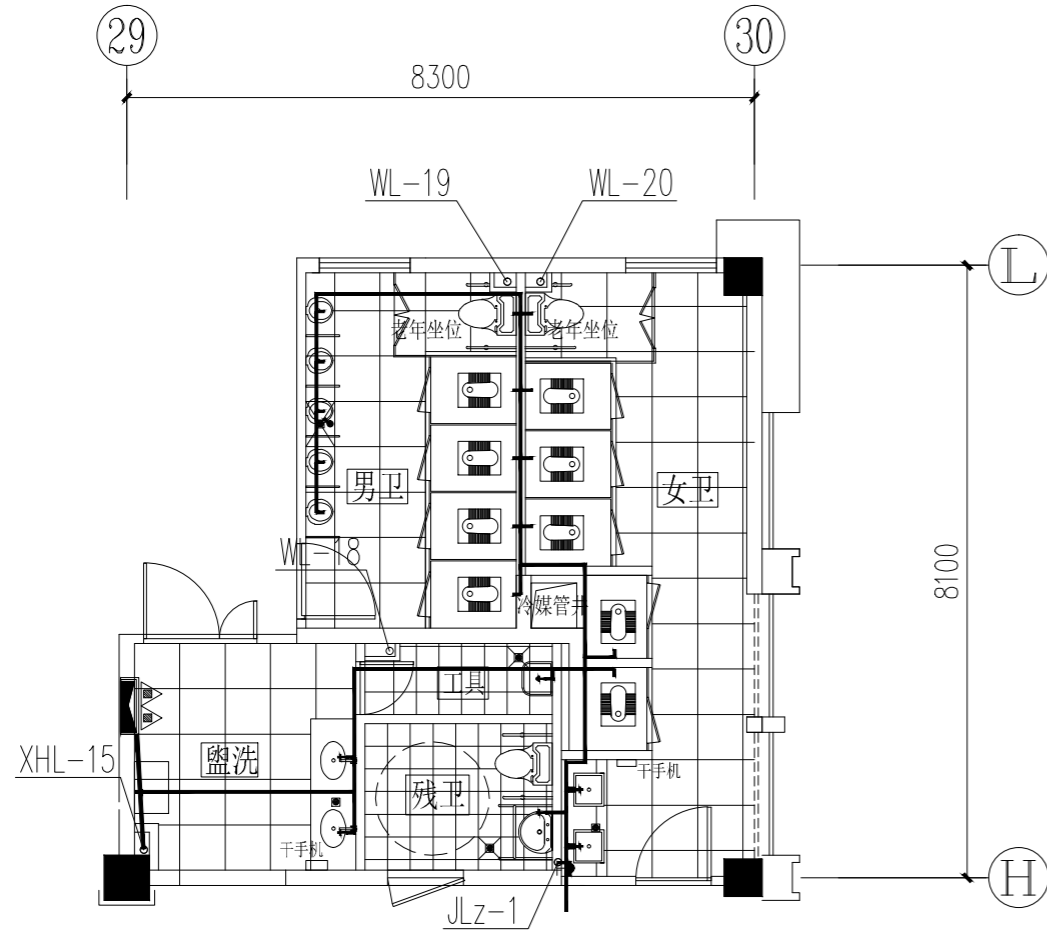

不得翻印或用于施工, 如有任何不妥, 请在施工前与设计单位沟通。
本图设计内容未经设计单位审核, 不得在施工现场使用。

DO NOT SCALE ANY DRAWINGS. THIS DRAWING IS THE PROPERTY OF THE DESIGNER AND MAY NOT BE USED WITHOUT HIS PERMISSION. REPORT ANY DISCREPANCIES TO THE DESIGNER PRIOR TO PROCEEDING WITH WORK.

说明:
NOTES:

执业注册章

江苏深远建筑设计研究院有限公司
JIANGSU SHENYUAN ARCHITECTURE DESIGN & RESEARCH CO., LTD
设计证书编号: A132018012

姓名	姓名	姓名
设计 DESIGNED	汤小清	汤小清
绘图 DRAWN	汤小清	汤小清
专业负责人 DISCIPLINE MANAGER	丁晶	丁晶
项目负责人 PROJECT DIRECTOR	戚华芬	戚华芬
审核 CHECKED	丁晶	丁晶
审批 APPROVED	戚华芬	戚华芬

专业	姓名	姓名
建筑 ARCH	汤小清	汤小清
给排水 WATER SUPPLY	丁晶	丁晶

建设单位: 岳阳市君山区行政审批服务局

工程名称: 岳阳市君山区政务服务中心平台升级及信息化工程






图纸内容: 卫生间大样图一

设计阶段: 施工图
专业: 给排水
出图日期: 2020.5

江苏省工程勘察设计专用章
江苏深远建筑设计研究院有限公司
资质证书 A132018012 A232018019
编号: 132018012001
有效期至二〇二〇年五月三十一日



注: 本设计图未加盖设计专用章无效

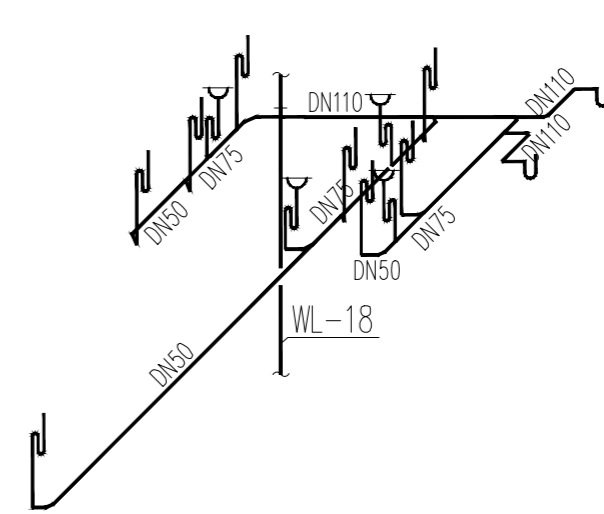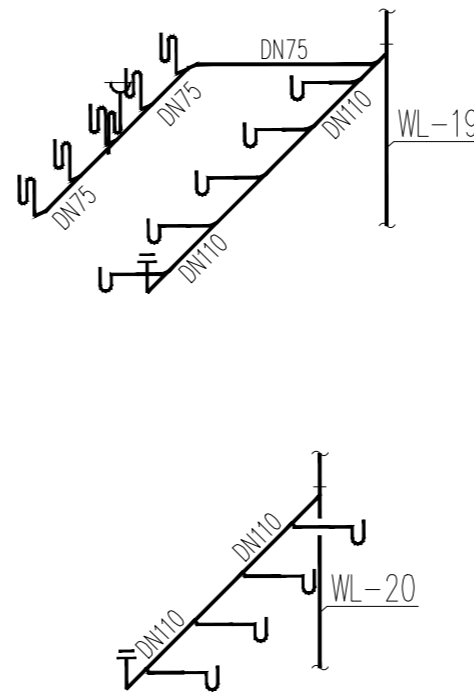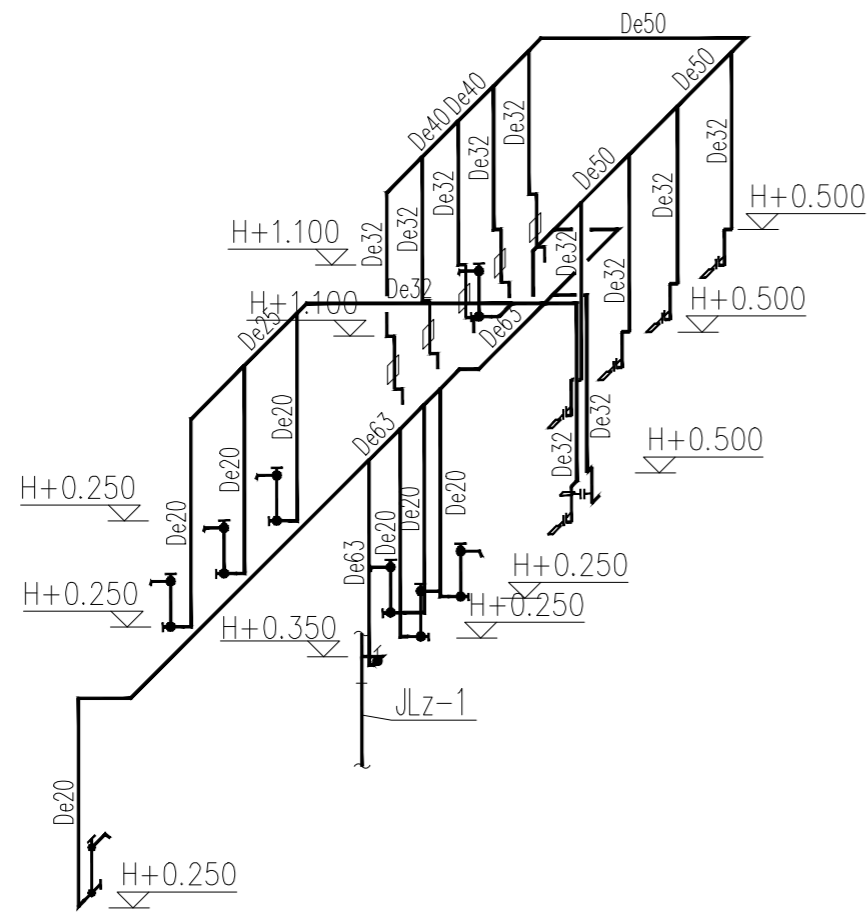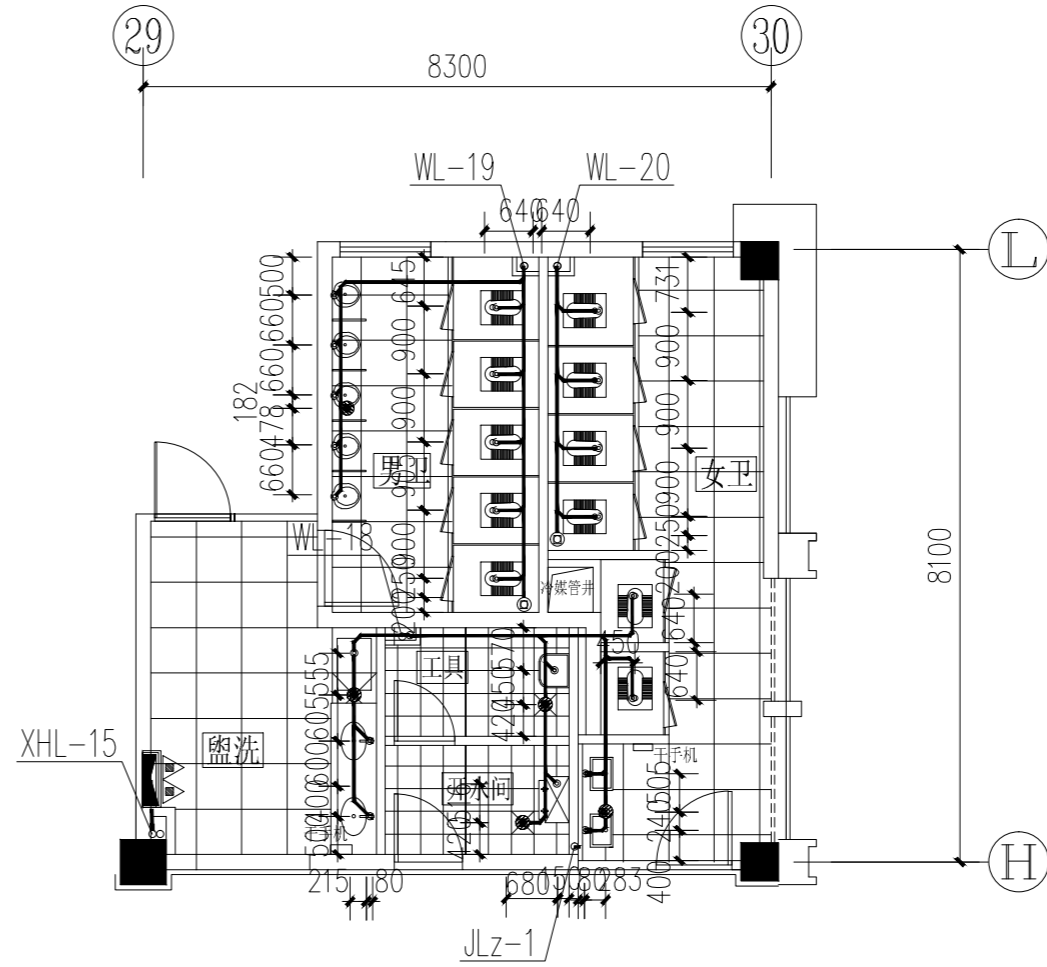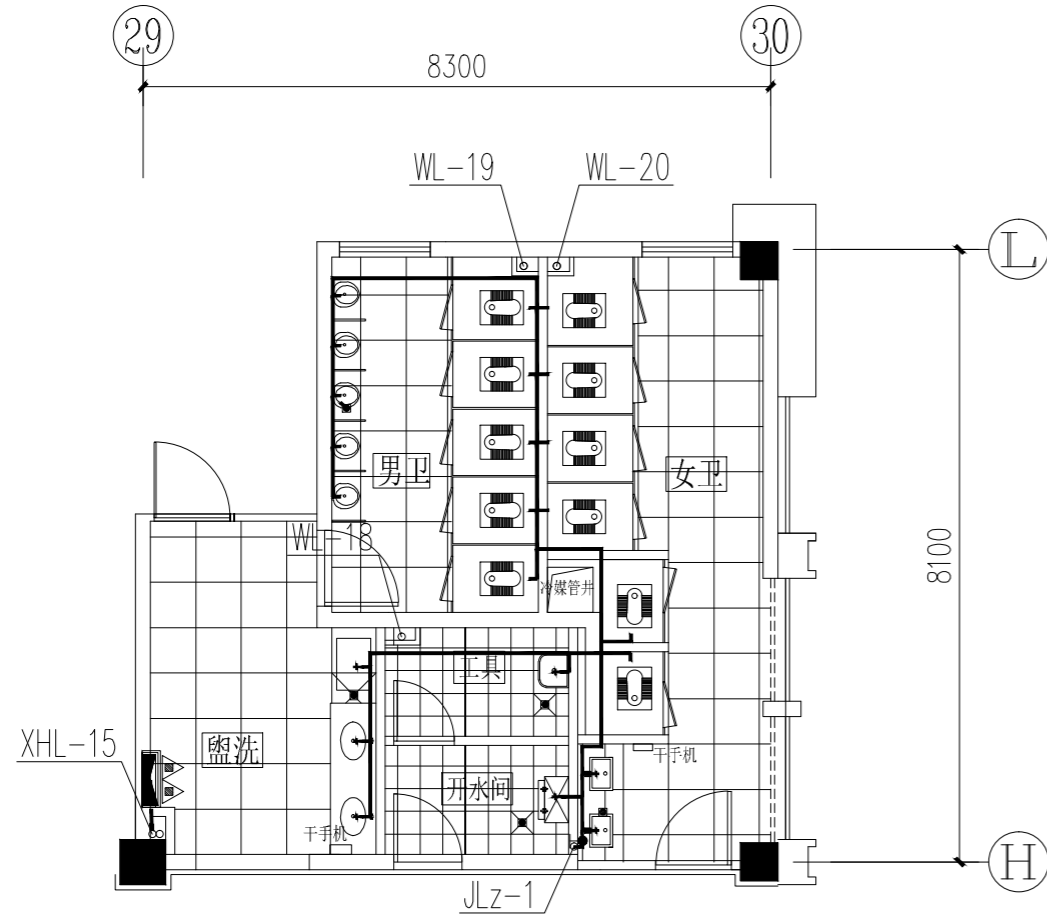

不得翻印或用于施工。如有任何不妥事宜，请在施工与设计师会商。
 DO NOT SCALE ANY DRAWINGS. THIS DRAWING IS THE PROPERTY OF THE DESIGNER AND MAY NOT BE USED WITHOUT HIS PERMISSION. REPORT ANY DISCREPANCIES TO THE DESIGNER PRIOR TO PROCEEDING WITH WORK.

说明:
NOTES:

执业注册章

江苏深远建筑设计研究院有限公司

JIANSHU SHENYUAN ARCHITECTURE
 DESIGN & RESEARCH CO., LTD
 设计证书编号: A132018012

姓名	专业	签字
设计	给排水	汤小清
绘图	给排水	汤小清
专业负责人	给排水	丁晶
项目负责人	给排水	丁晶
审核	给排水	丁晶
批准	给排水	丁晶

专业	签字
建筑	殷理
暖通	殷理
电气	殷理
给排水	殷理

建设单位 岳阳市君山区行政审批服务局

工程名称 岳阳市君山区政务服务中心平台升级及信息化工程







图纸内容 卫生间大样图二

设计阶段 施工图 设计编号 Z118-022-02
 专业 给排水 图号 水施42
 出图日期 2020.5 修改次数

江苏省工程勘察设计出图专用章
江苏深远建筑设计研究院有限公司
资质证书 A132018012 A232018019
编号
江苏省住房和城乡建设厅监制(A)
有效期至二〇二〇年五月三十一日



注: 本设计图未加盖设计专用章无效

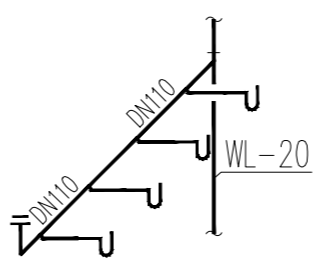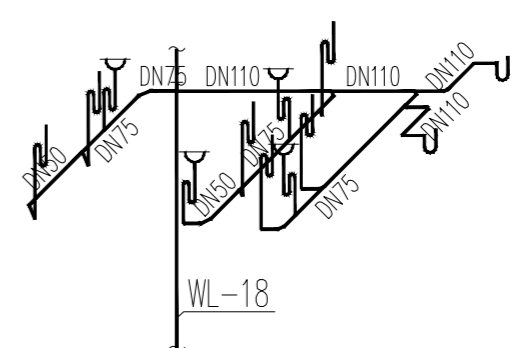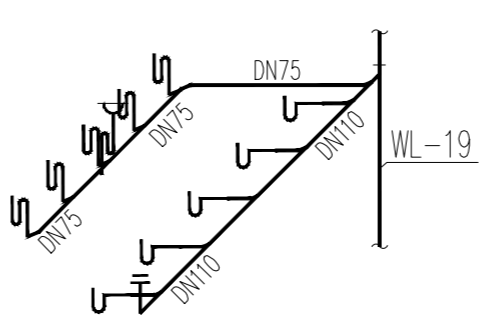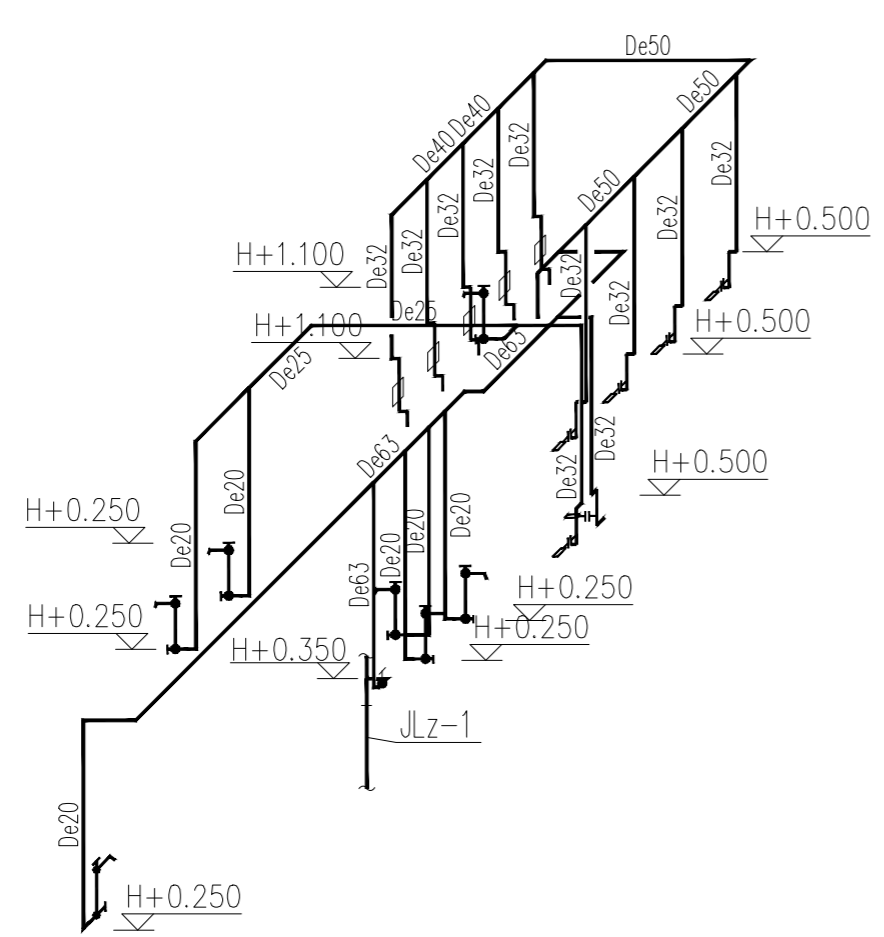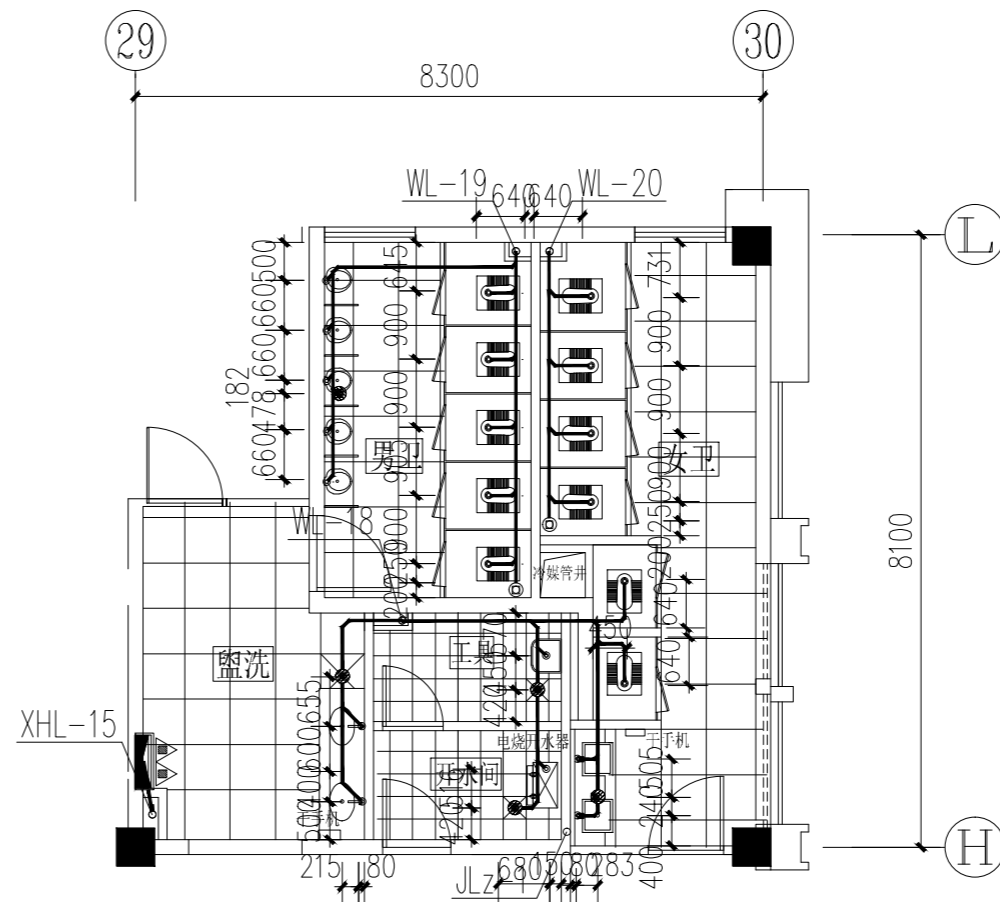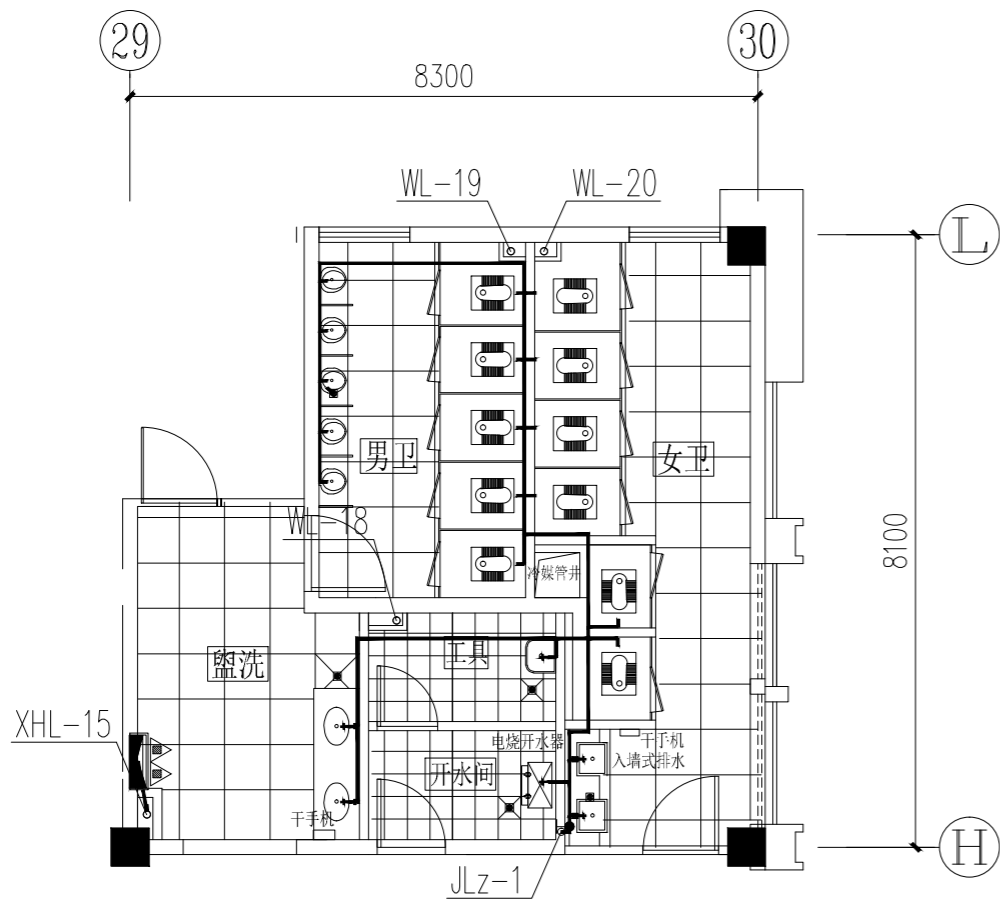

不得翻印或尺寸施工。如有任何不妥事宜，请在施工与设计师会商。
 本图设计内容未经设计审核许可不得在其他地方使用。
 DO NOT SCALE ANY DRAWINGS. THIS DRAWING IS THE PROPERTY OF THE DESIGNER AND MAY NOT BE USED WITHOUT HIS PERMISSION. REPORT ANY DISCREPANCIES TO THE DESIGNER PRIOR TO PROCEEDING WITH WORK.

说明:
NOTES:

执业注册章

江苏深远建筑设计研究院有限公司
 JIANGSU SHENYUAN ARCHITECTURE DESIGN & RESEARCH CO., LTD
 设计证书编号: A132018012

设计 (DESIGNED)	汤小清	设计 (DESIGNED)	汤小清
绘图 (DRAWN)	汤小清	绘图 (DRAWN)	汤小清
专业负责人 (DISCIPLINE MANAGER)	丁晶	专业负责人 (DISCIPLINE MANAGER)	丁晶
项目负责人 (PROJECT DIRECTOR)	戚华芬	项目负责人 (PROJECT DIRECTOR)	戚华芬
校对 (CHECKED)	丁晶	校对 (CHECKED)	丁晶
审核 (AUDITED)	戚华芬	审核 (AUDITED)	戚华芬
批准 (APPROVED)		批准 (APPROVED)	

专业 (DISCIPLINE)	姓名 (NAME)	签字 (SIGNATURE)	专业 (DISCIPLINE)	姓名 (NAME)	签字 (SIGNATURE)
建筑 (ARCH)	汤小清		暖通 (HVAC)	戚华芬	
给排水 (PLUMBING)	戚华芬		电气 (ELECTRIC)	戚华芬	
暖通 (HVAC)	戚华芬		自控 (AUTO)	戚华芬	

建设单位: 岳阳市君山区行政审批服务局


工程名称: 岳阳市君山区政务服务中心平台升级及信息化工程建设项目

图纸内容: 卫生间大样图三

设计阶段: 施工图 设计编号: Z118-022-02
 专业: 给排水 图号: 水施43
 出图日期: 2020.5 修改次数: 1

出图章: 江苏省工程勘察设计出图专用章
 江苏深远建筑设计研究院有限公司
 资质证书 A132018012 A232018019
 编号: 江苏省住房和城乡建设厅监制 (A)
 有效期至二〇二〇年五月三十一日

注: 本设计图未加盖设计专用章无效

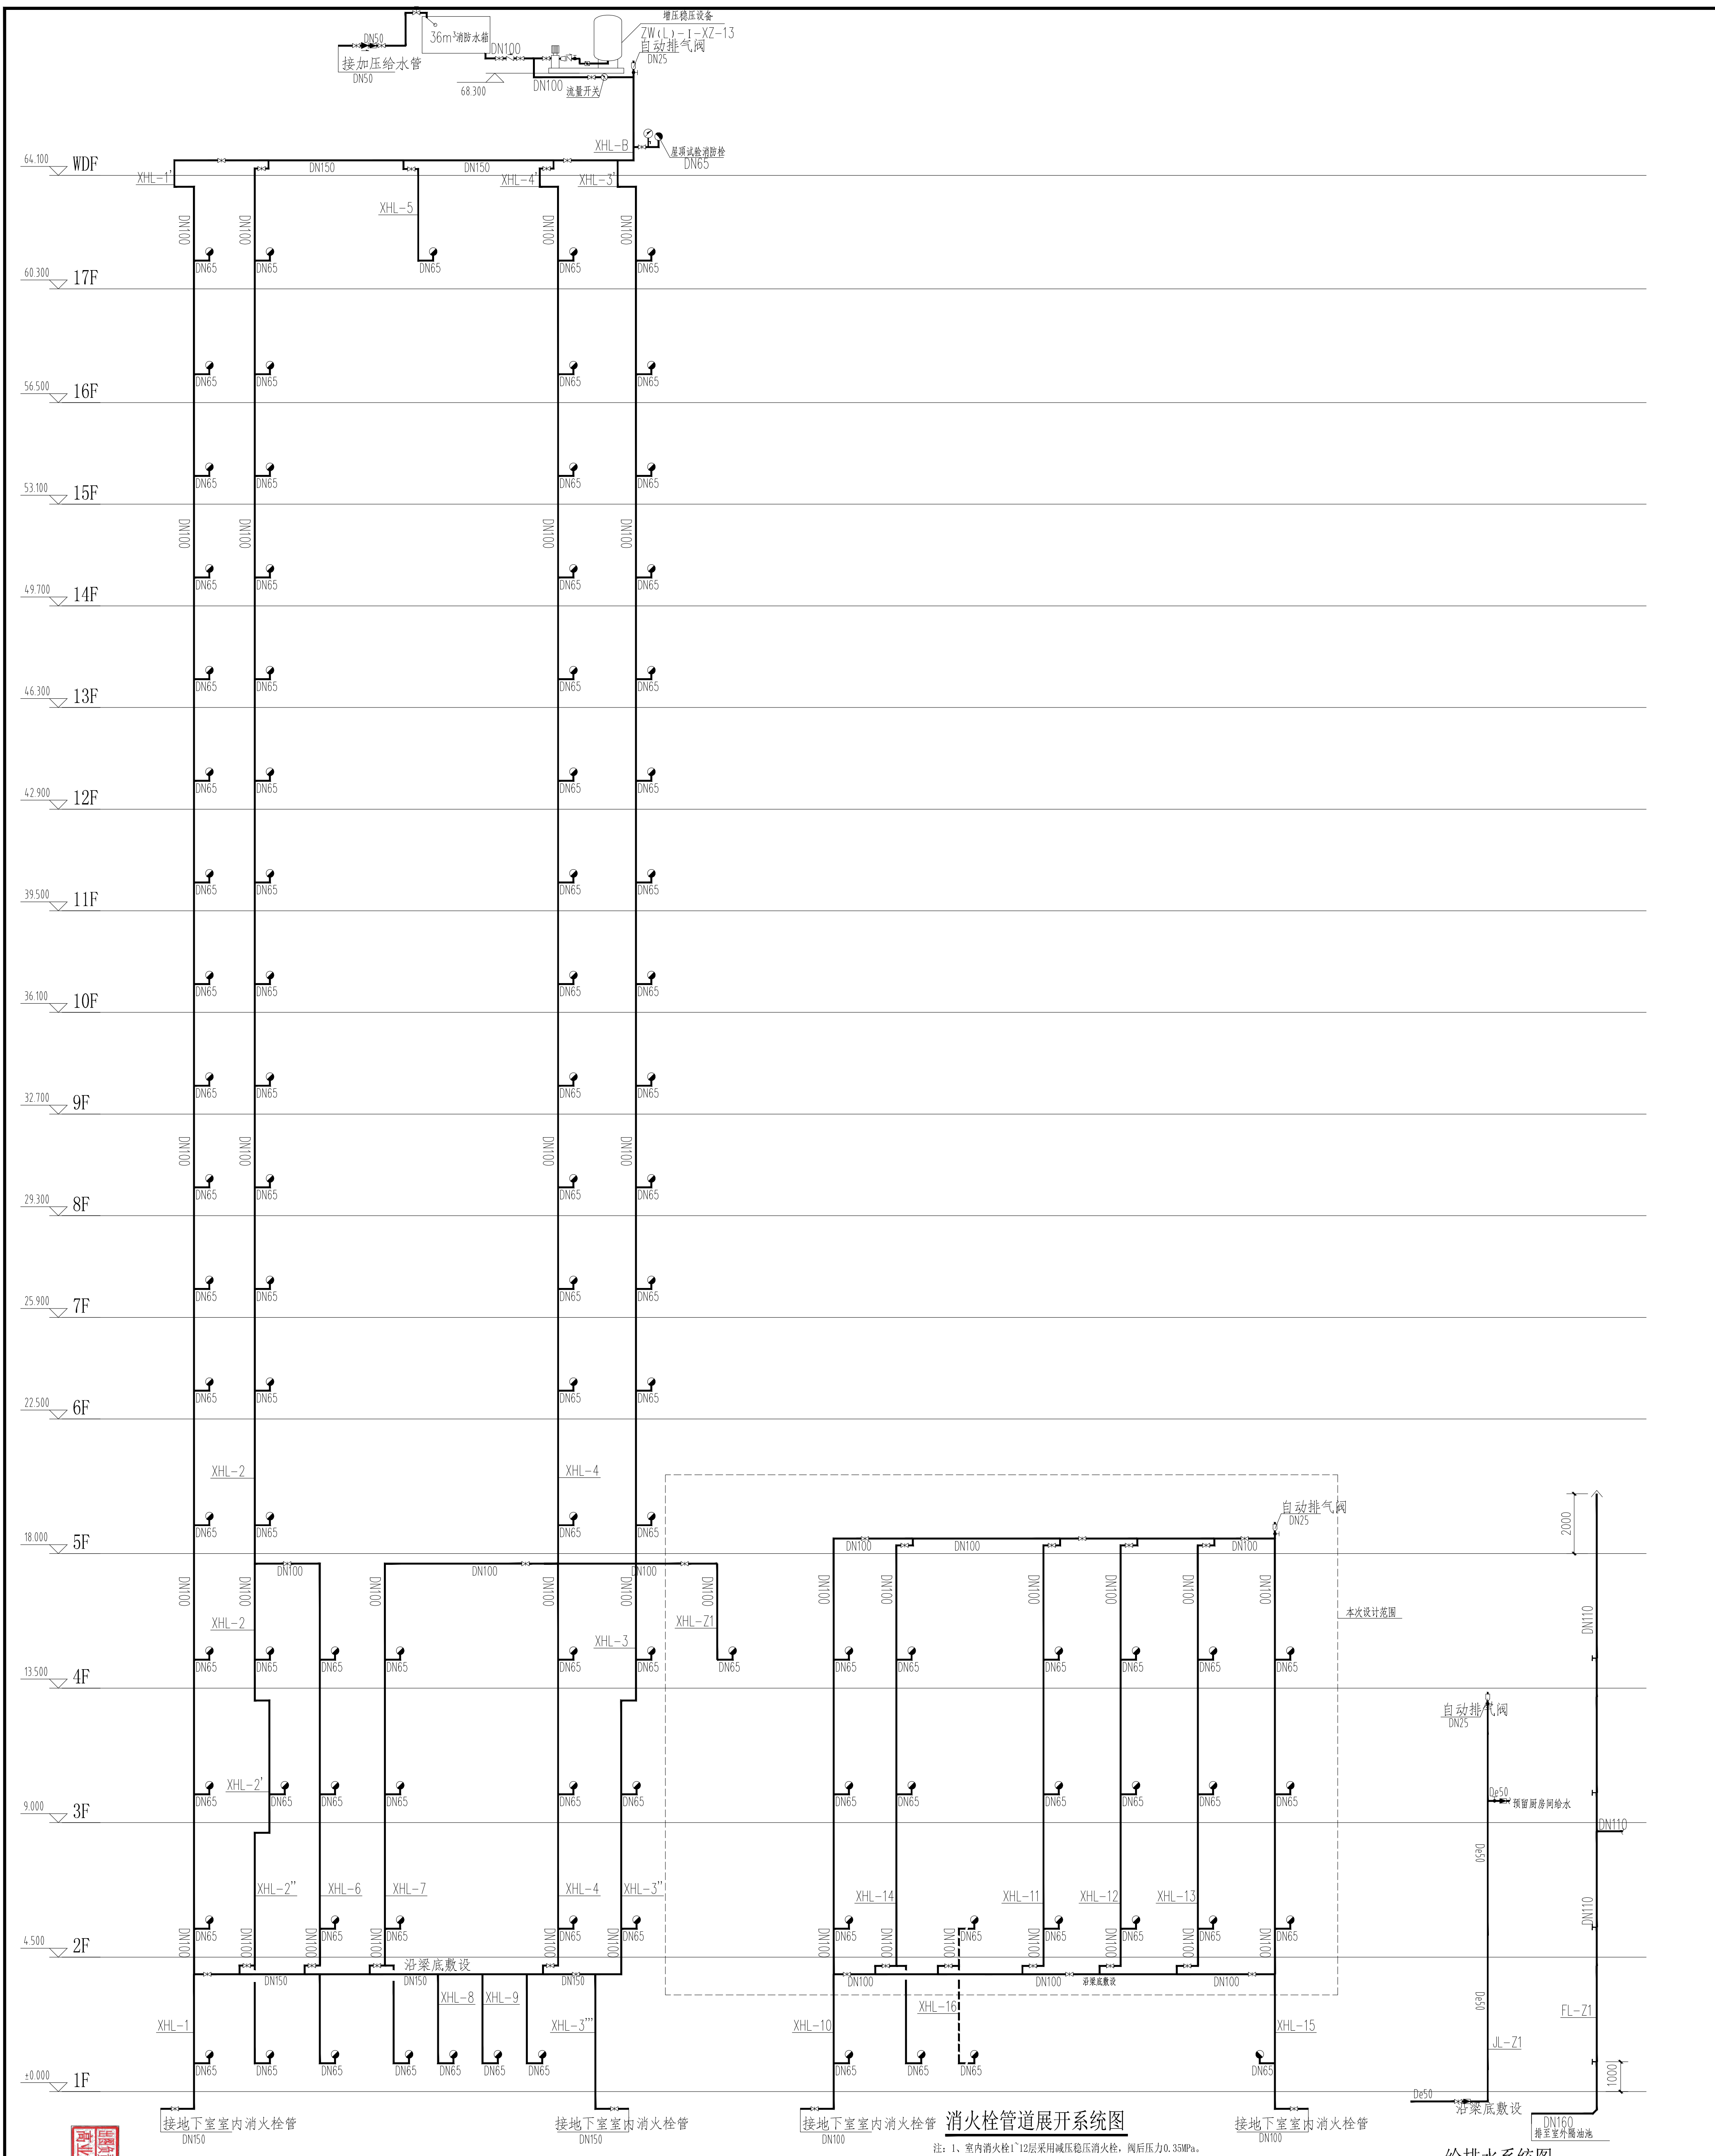


消火栓管道展开系统图

注：1、室内消火栓1、2层采用减压稳压消火栓，阀后压力0.35MPa。
2、消火栓距地1.1米安装。

给排水系统图

<p>江苏深远建筑设计研究院有限公司</p> <p>JIANSHI YANJIU ARCHITECTURE DESIGN & RESEARCH CO., LTD.</p> <p>设计证书编号: A132018012</p>		<p>设计 (签字)</p> <p>审核 (签字)</p> <p>校对 (签字)</p> <p>绘图 (签字)</p> <p>项目负责人 (签字)</p>		<p>专业会签</p> <p>暖通 (签字)</p> <p>给排水 (签字)</p> <p>电气 (签字)</p> <p>结构 (签字)</p> <p>建筑 (签字)</p>		<p>工程名称: 岳阳市君山区行政审批局</p> <p>建设单位: 岳阳市君山区行政审批局</p> <p>设计日期: 2020.5</p>		<p>设计内容: 消火栓管道展开系统图</p> <p>专业: 给排水</p> <p>图号: 给排水工程 ZJ20-005</p> <p>日期: 2020.5</p>		<p>设计人: 汤小清</p> <p>审核人: 丁皓</p> <p>校对: 丁皓</p> <p>绘图: 丁皓</p> <p>项目负责人: 丁皓</p>		<p>不签署图章式设计, 如有任何变更, 须经设计单位同意。</p> <p>本图设计内容版权归设计单位所有, 未经许可, 不得擅自复制或传播。</p> <p>DESIGNER AND ARCHITECT ARE NOT RESPONSIBLE FOR THE CONSEQUENCES OF ANY MISUSE OF THE DRAWING FROM ANY PRECEDENCE WITH WORK.</p>	
---	--	---	--	---	--	---	--	--	--	---	--	--	--

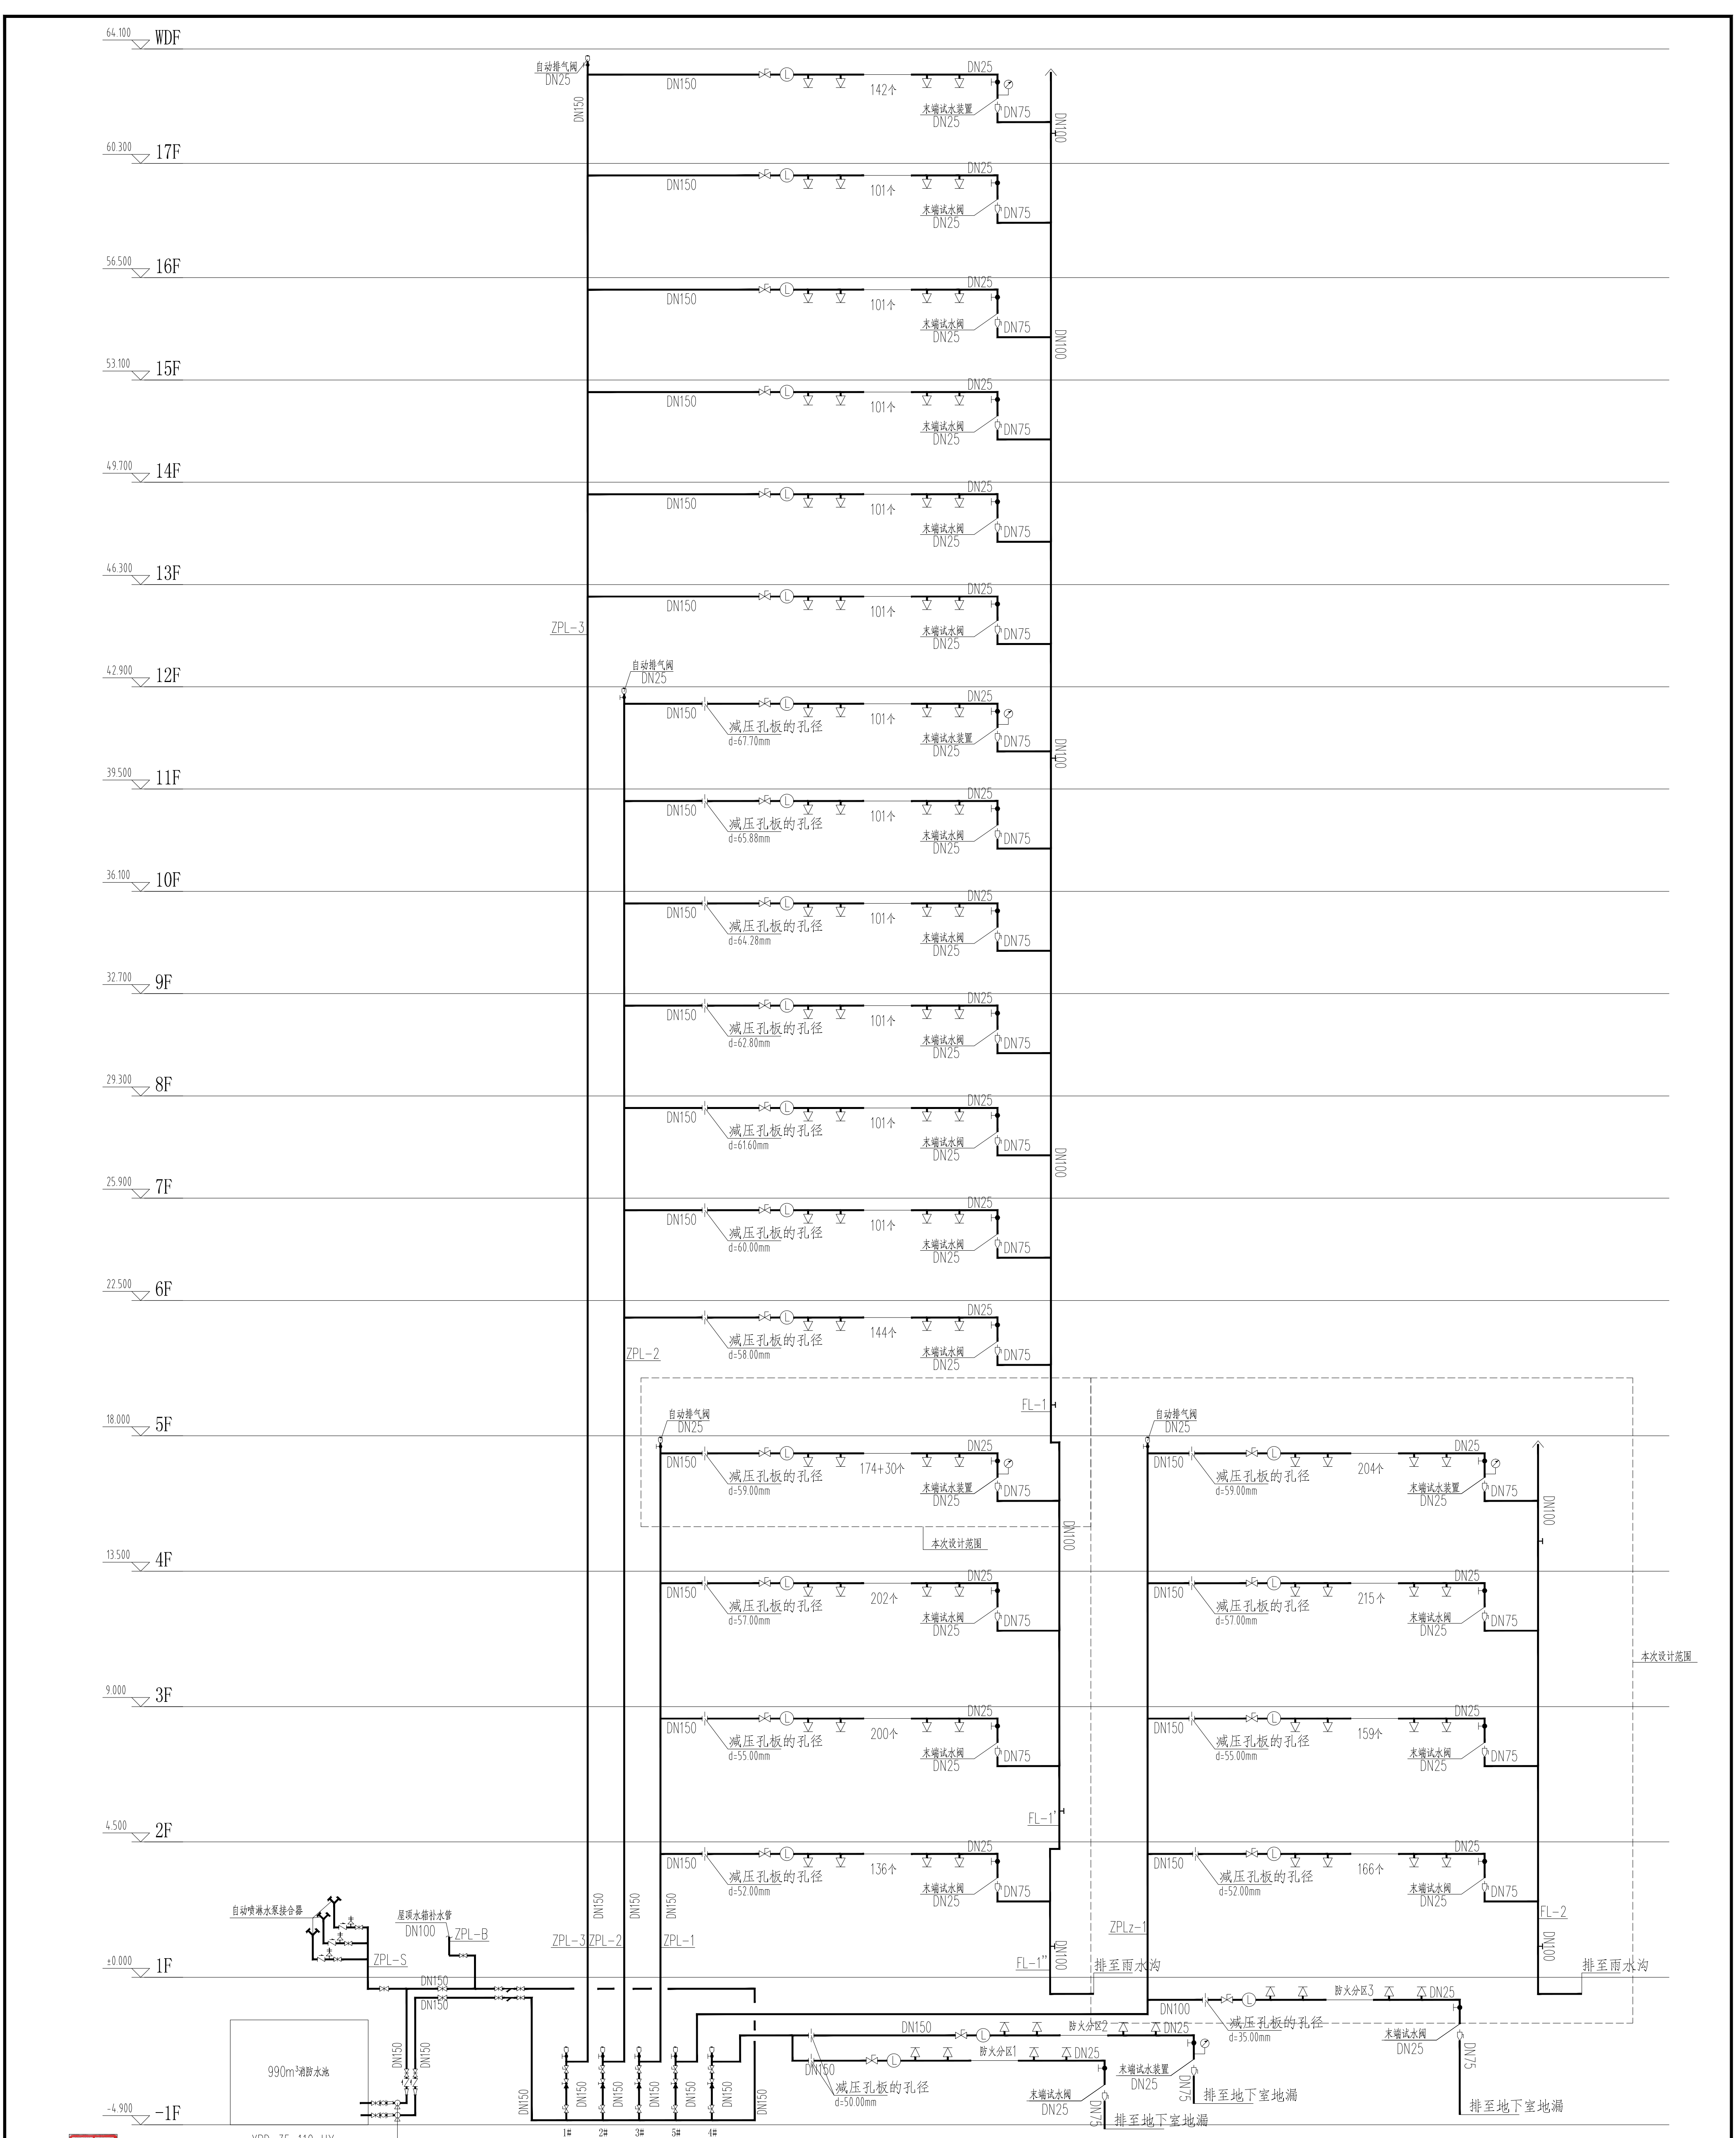


自动喷淋管道展开系统图

<p>江苏远建设计研究院有限公司 JIANGSU YUANJIAN ARCHITECTURE DESIGN & RESEARCH CO., LTD. 设计证书编号: A132018012</p>		<p>项目负责人: 汤小清 项目负责人: 丁晶 项目负责人: 丁晶 项目负责人: 丁晶</p>		<p>专业负责人: 汤小清 专业负责人: 丁晶 专业负责人: 丁晶 专业负责人: 丁晶</p>		<p>设计日期: 2020.5 审核日期: 2020.5 审核日期: 2020.5</p>		<p>工程名称: 自动喷淋管道展开系统图 建设单位: 岳阳市君山区行政审批服务局 设计单位: 江苏远建设计研究院有限公司</p>		<p>不得篡改或破坏工程, 否则自行承担后果。 本图设计内容仅供参考, 不作为法律依据。 DO NOT SCALE ANY DIMENSIONS. THE DIMENSIONS OF THE DESIGNER AND MAY BE USED WITHOUT PERMISSION. RESIST ANY DISSEMINATION TO THE DESIGNER FROM THE PROCEEDING WITH WORK.</p>	
--	--	---	--	---	--	---	--	--	--	--	--

不得复制或转载本图，如有任何不妥事宜，请在施工前与设计单位沟通。
DO NOT SCALE ANY DRAWINGS THIS DRAWING IS THE PROPERTY OF THE DESIGNER AND MAY NOT BE USED WITHOUT HIS PERMISSION. REPORT ANY DISCREPANCIES TO THE DESIGNER PRIOR TO PROCEEDING WITH WORK.

说明
NOTES

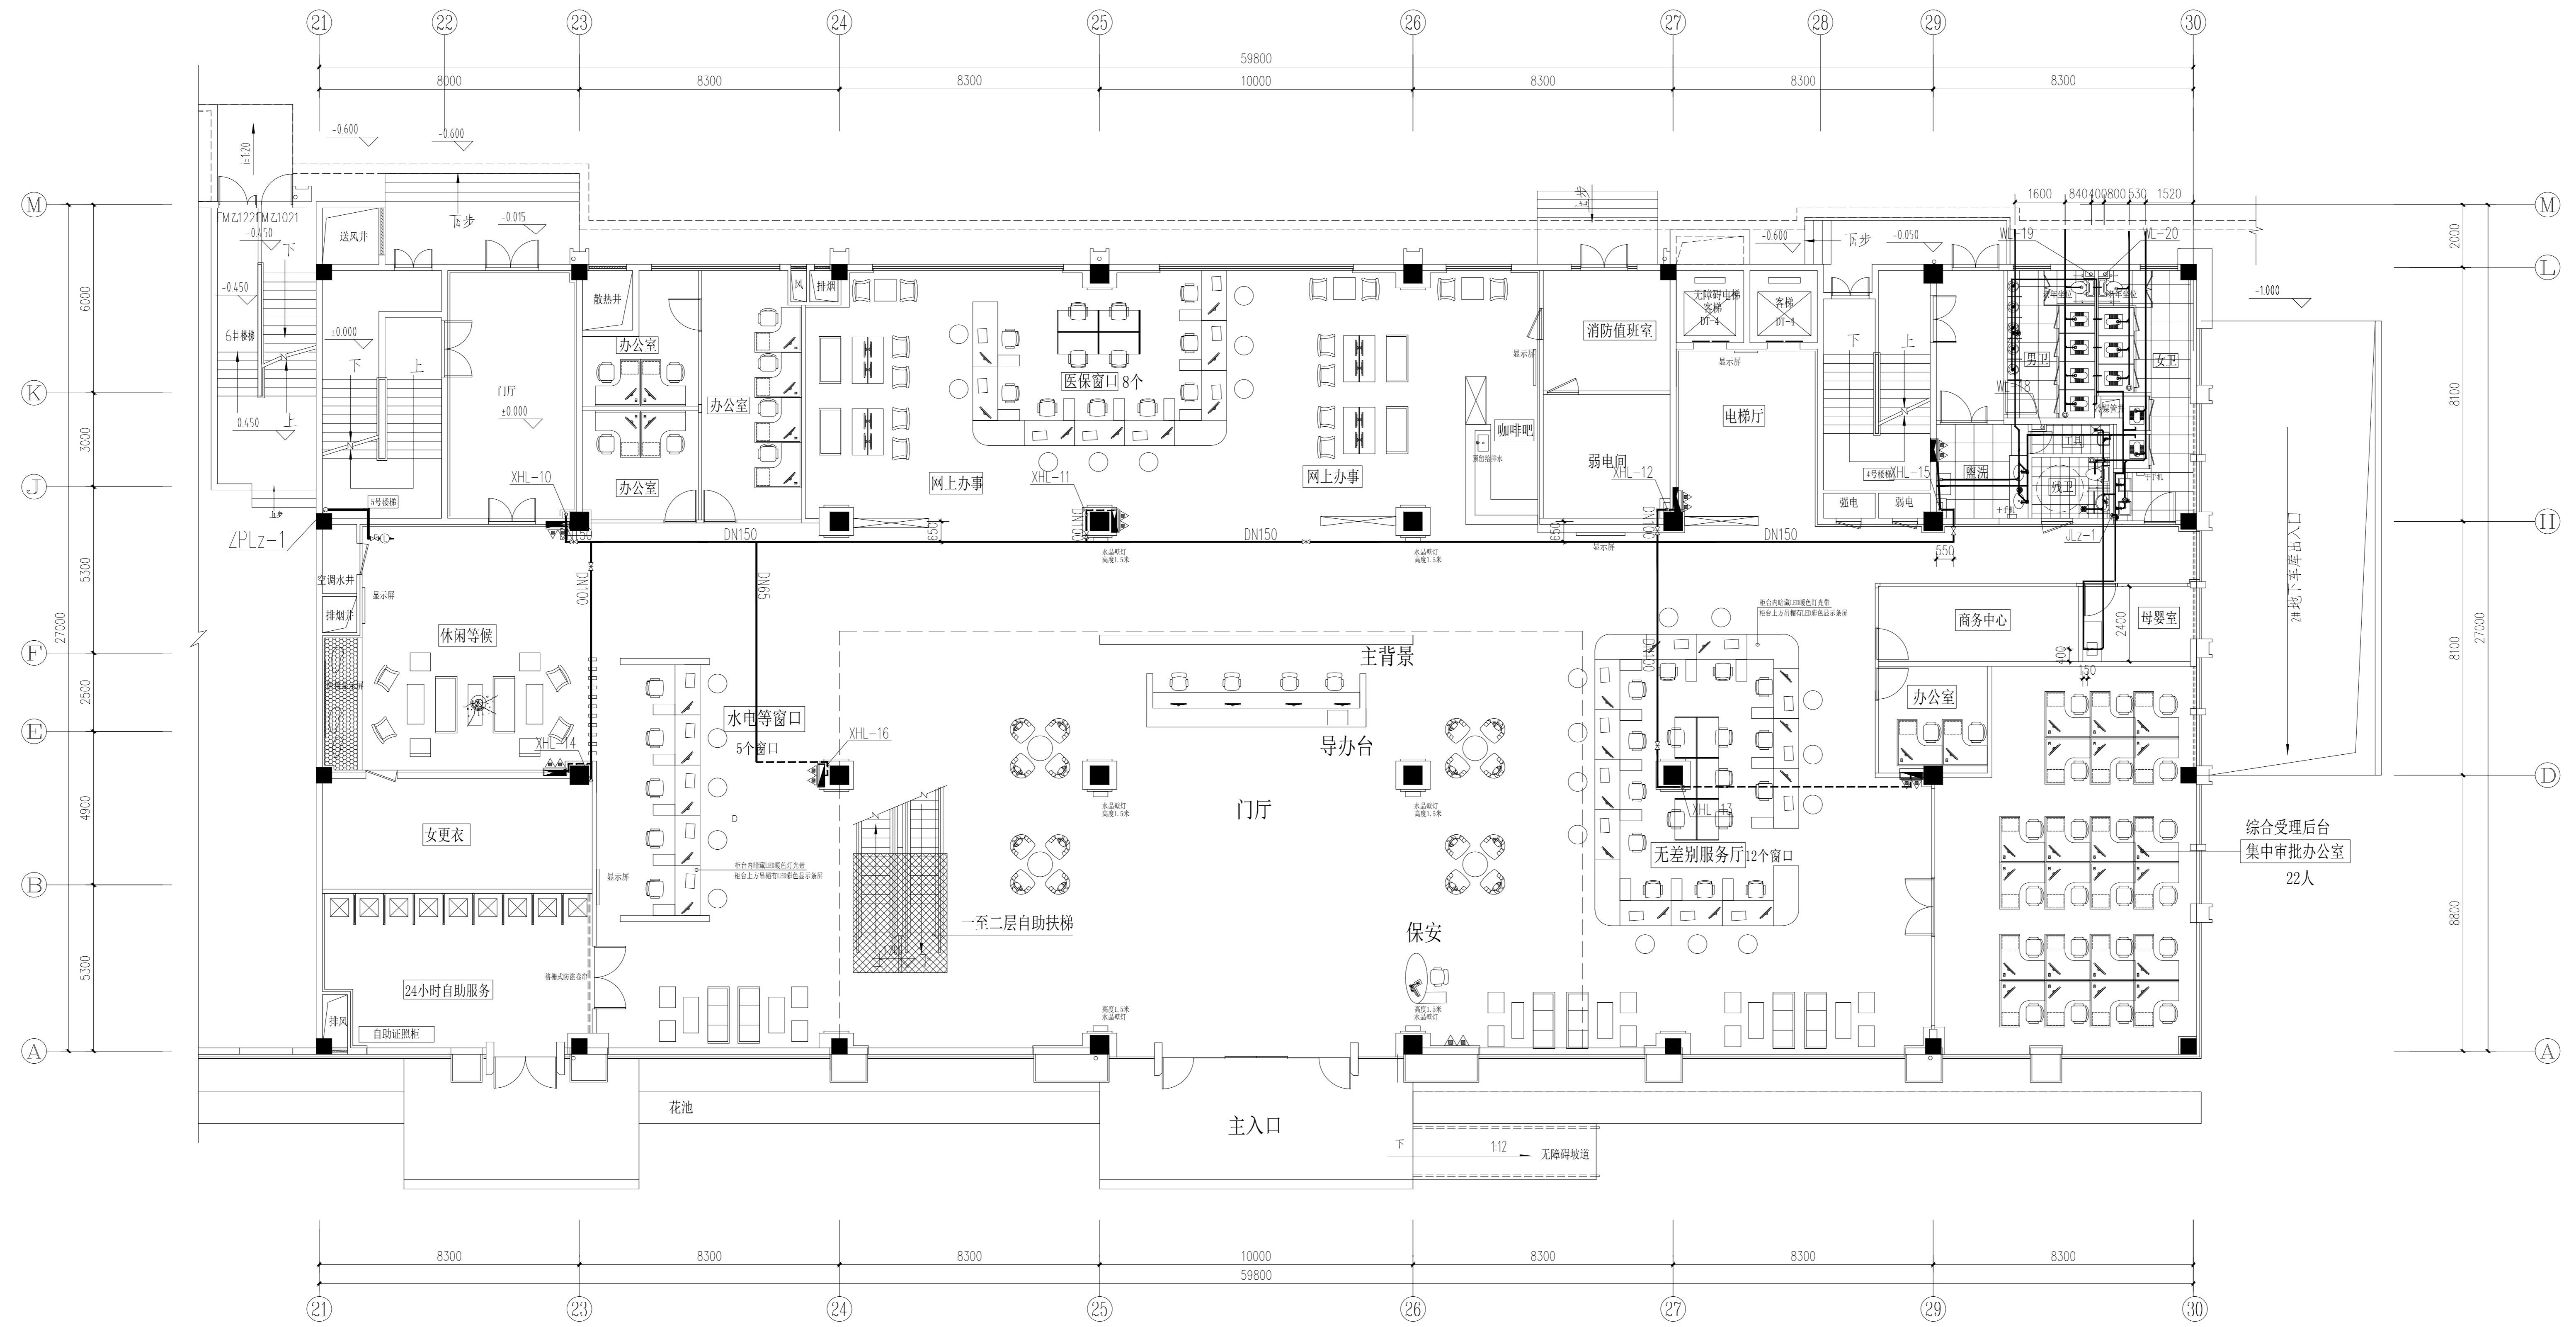

一层给排水平面图 1:100

- 注：1. 图中消防管网中点划线部位为原有管线，虚线部位为新增管线。
 2. 图中卫生间为原卫生间改造，均利用原有给排水立管。
 3. 图中立管编号带“Z”字为新增立管，如JL-Z1。

执业注册章

江苏深远建筑设计研究院有限公司
JIANGSU SHENYUAN ARCHITECTURE
DESIGN & RESEARCH CO., LTD
设计证书编号: A132018012

设计	汤小清	汤小清
绘图	汤小清	汤小清
专业负责人	丁晶	丁晶
项目负责人	成华芬	成华芬
校对	丁晶	丁晶
审核	成华芬	成华芬
审批	成华芬	成华芬

专业名称	给排水
专业代码	210301
专业名称	暖通
专业代码	210302
专业名称	电气
专业代码	210303
专业名称	给排水
专业代码	210301

建设单位: 岳阳市君山区行政审批服务局
 工程名称: 岳阳市君山区政务服务中心平台升级及信息化工程
 设计内容: 一层给排水平面图


设计阶段: 施工图 设计编号: ZJ20-005
 专业名称: 给排水 图号: 水施03
 出版日期: 20205 修改次数: 1
 出图章

出图负责人
高业杭

江苏省工程勘察设计专用章
 江苏深远建筑设计研究院有限公司
 资质证书A132018012 A232018019
 编号
 江苏省住房和城乡建设厅监制(A)
 有效期至二〇二〇年五月三十一日

不得复制或转载本图，如有任何不妥之处，请在施工前与设计院沟通。
DO NOT SCALE ANY DRAWINGS. THIS DRAWING IS THE PROPERTY OF THE DESIGNER AND MAY NOT BE USED WITHOUT HIS PERMISSION. REPORT ANY DISCREPANCIES TO THE DESIGNER PRIOR TO PROCEEDING WITH WORK.

说明
NOTES

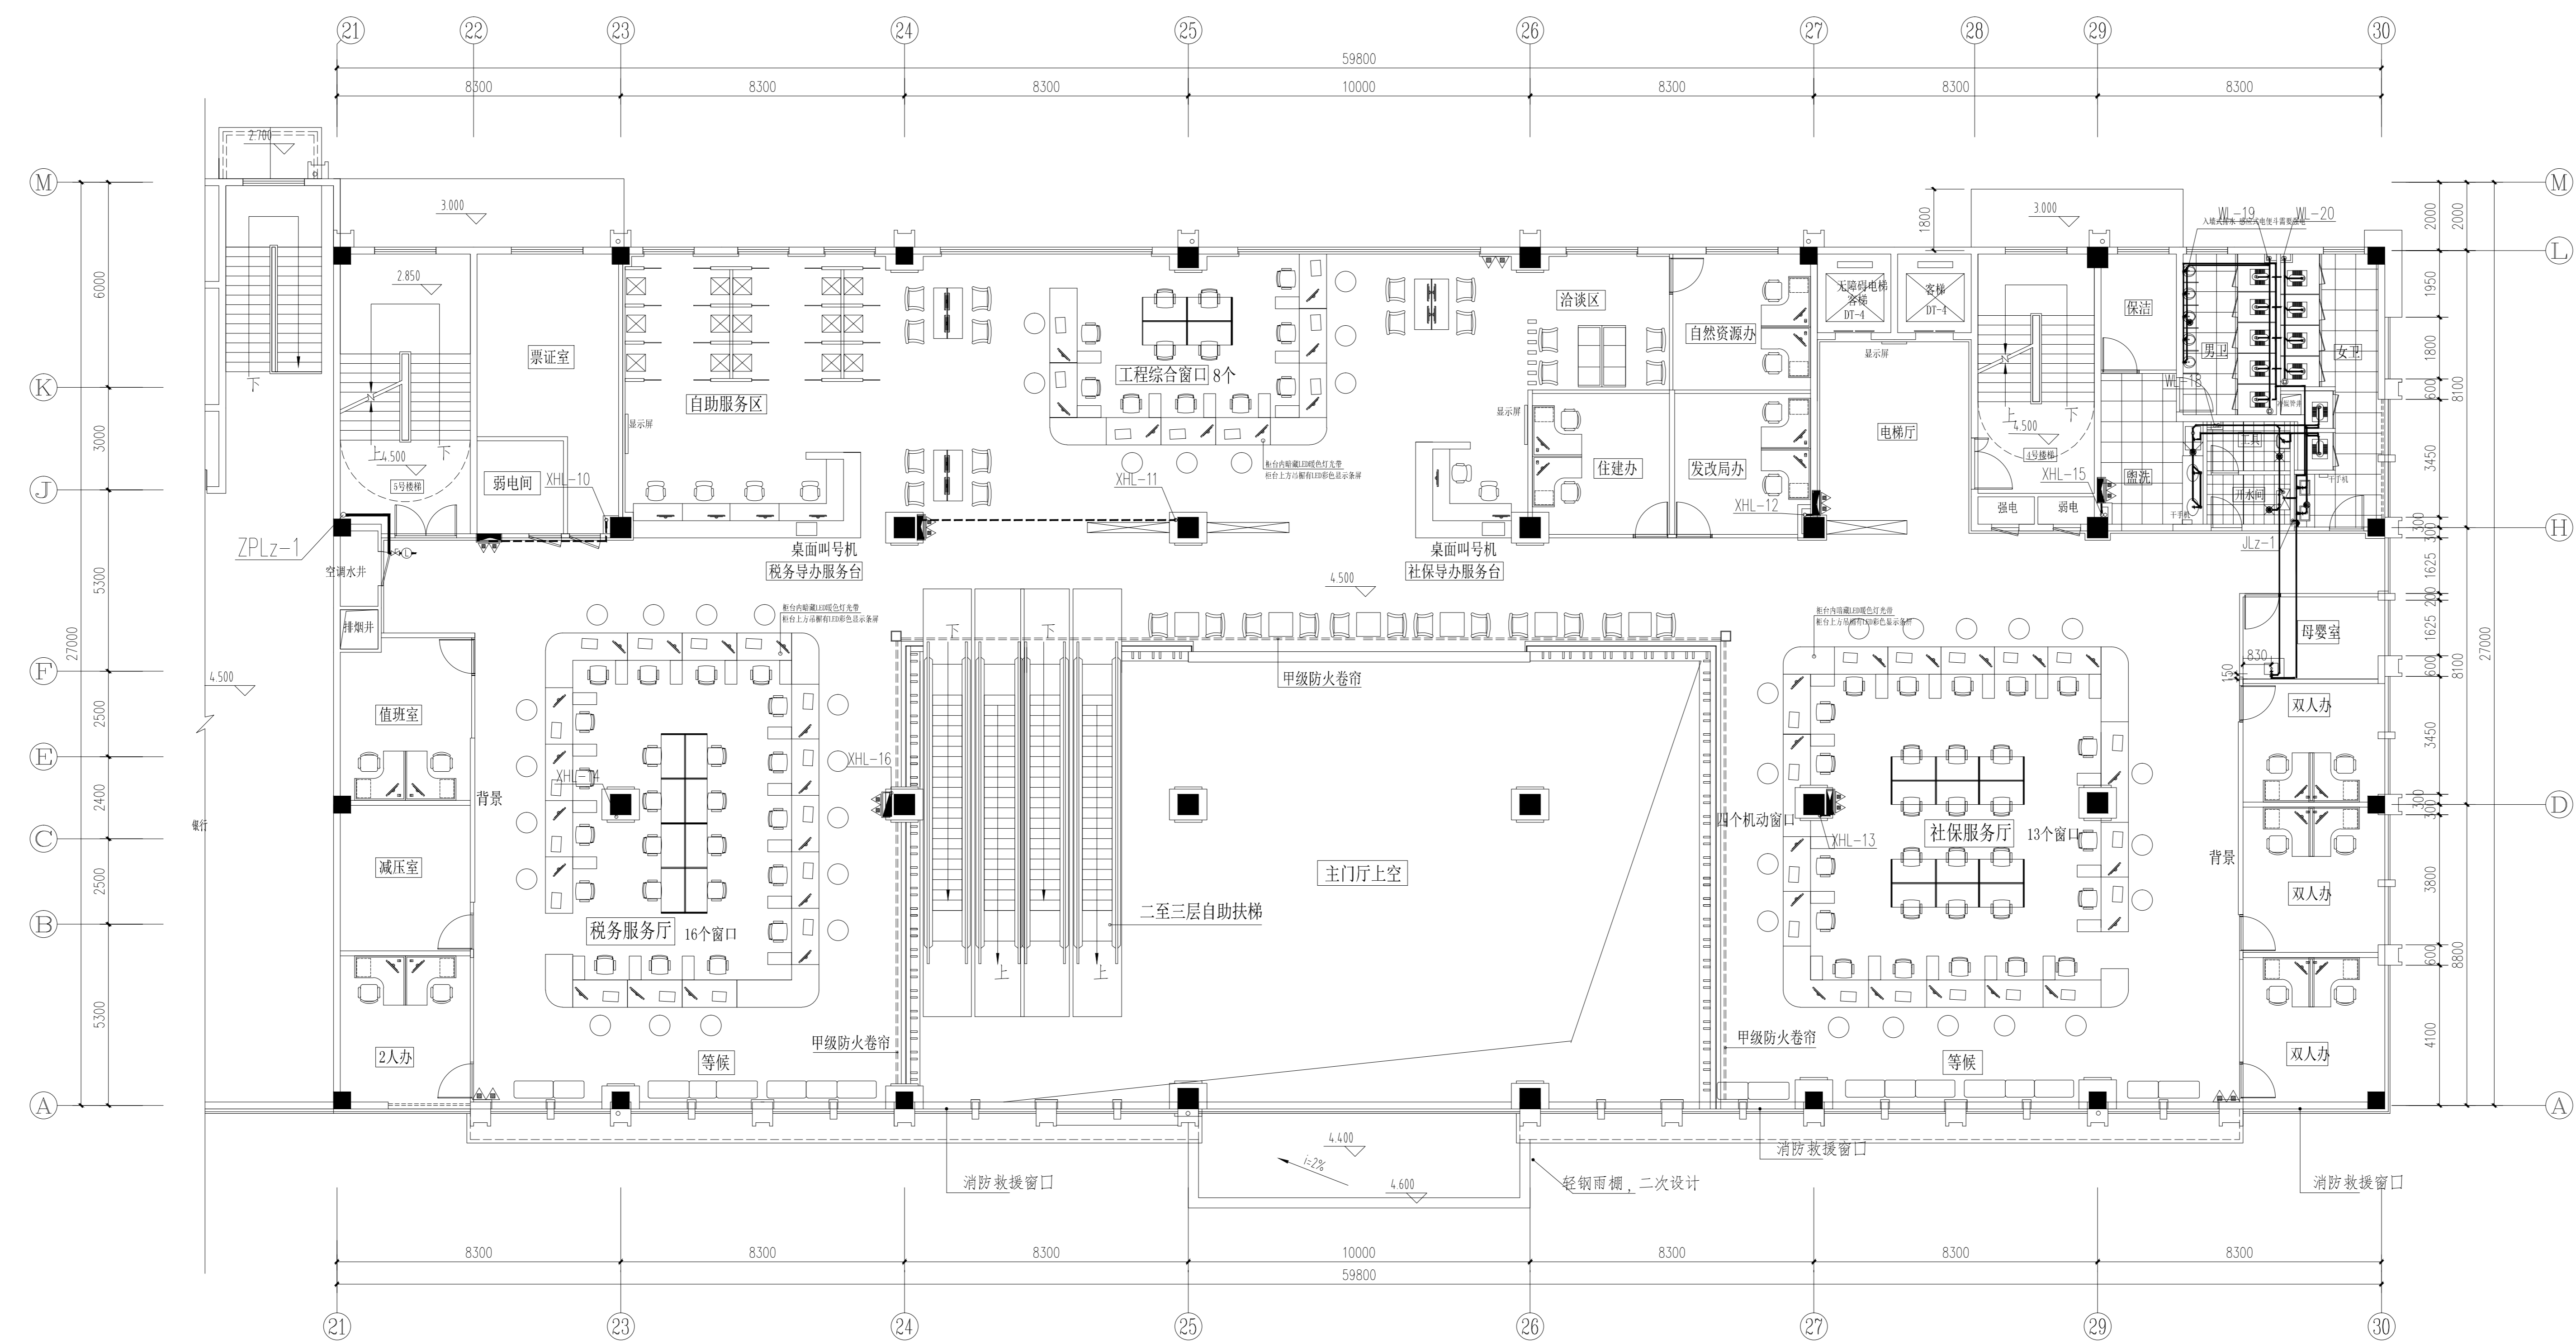

二层给排水平面图 1:100

- 注：1. 图中消防管网中点划线部位为原有管线，虚线部位为新增管线。
 2. 图中卫生间为原卫生间改造，均利用原有给排水立管。
 3. 图中立管编号带“Z”字为新增立管，如JL-Z1。

执业注册章

江苏深远建筑设计研究院有限公司
JIANGSU SHENYUAN ARCHITECTURE
DESIGN & RESEARCH CO., LTD
设计证书甲级编号：A132018012

设计	汤小清	汤小清
绘图	汤小清	汤小清
专业负责人	丁晶	丁晶
项目主持人	戚华芬	戚华芬
校对	丁晶	丁晶
审核	戚华芬	戚华芬
审批		

DISCIPLINE		DISCIPLINE	
给排水	给排水	暖通	暖通
电气	电气	消防	消防
其他	其他	其他	其他

建设单位 岳阳市君山区行政审批服务局

工程名称 岳阳市君山区政务服务中心平台升级及信息化工程

图纸名称 二层给排水平面图


设计阶段 施工图 设计编号 ZJ20-005
专业名称 给排水 图号 水施05
出图日期 2020.5 修改次数 1/000

江苏省工程勘察设计专用章
江苏深远建筑设计研究院有限公司
资质证书 A132018012 A232018019
编号
江苏省住房和城乡建设厅监制 (A)
有效期至二〇二〇年五月三十一日

出图负责人
高业杭

不得复制或转载本图，如有任何不妥事宜，请在施工前与设计师沟通。
DO NOT SCALE ANY DRAWINGS THIS DRAWING IS THE PROPERTY OF THE DESIGNER AND MAY NOT BE USED WITHOUT HIS PERMISSION REPORT ANY DISCREPANCIES TO THE DESIGNER PRIOR TO PROCEEDING WITH WORK.

说明
NOTES

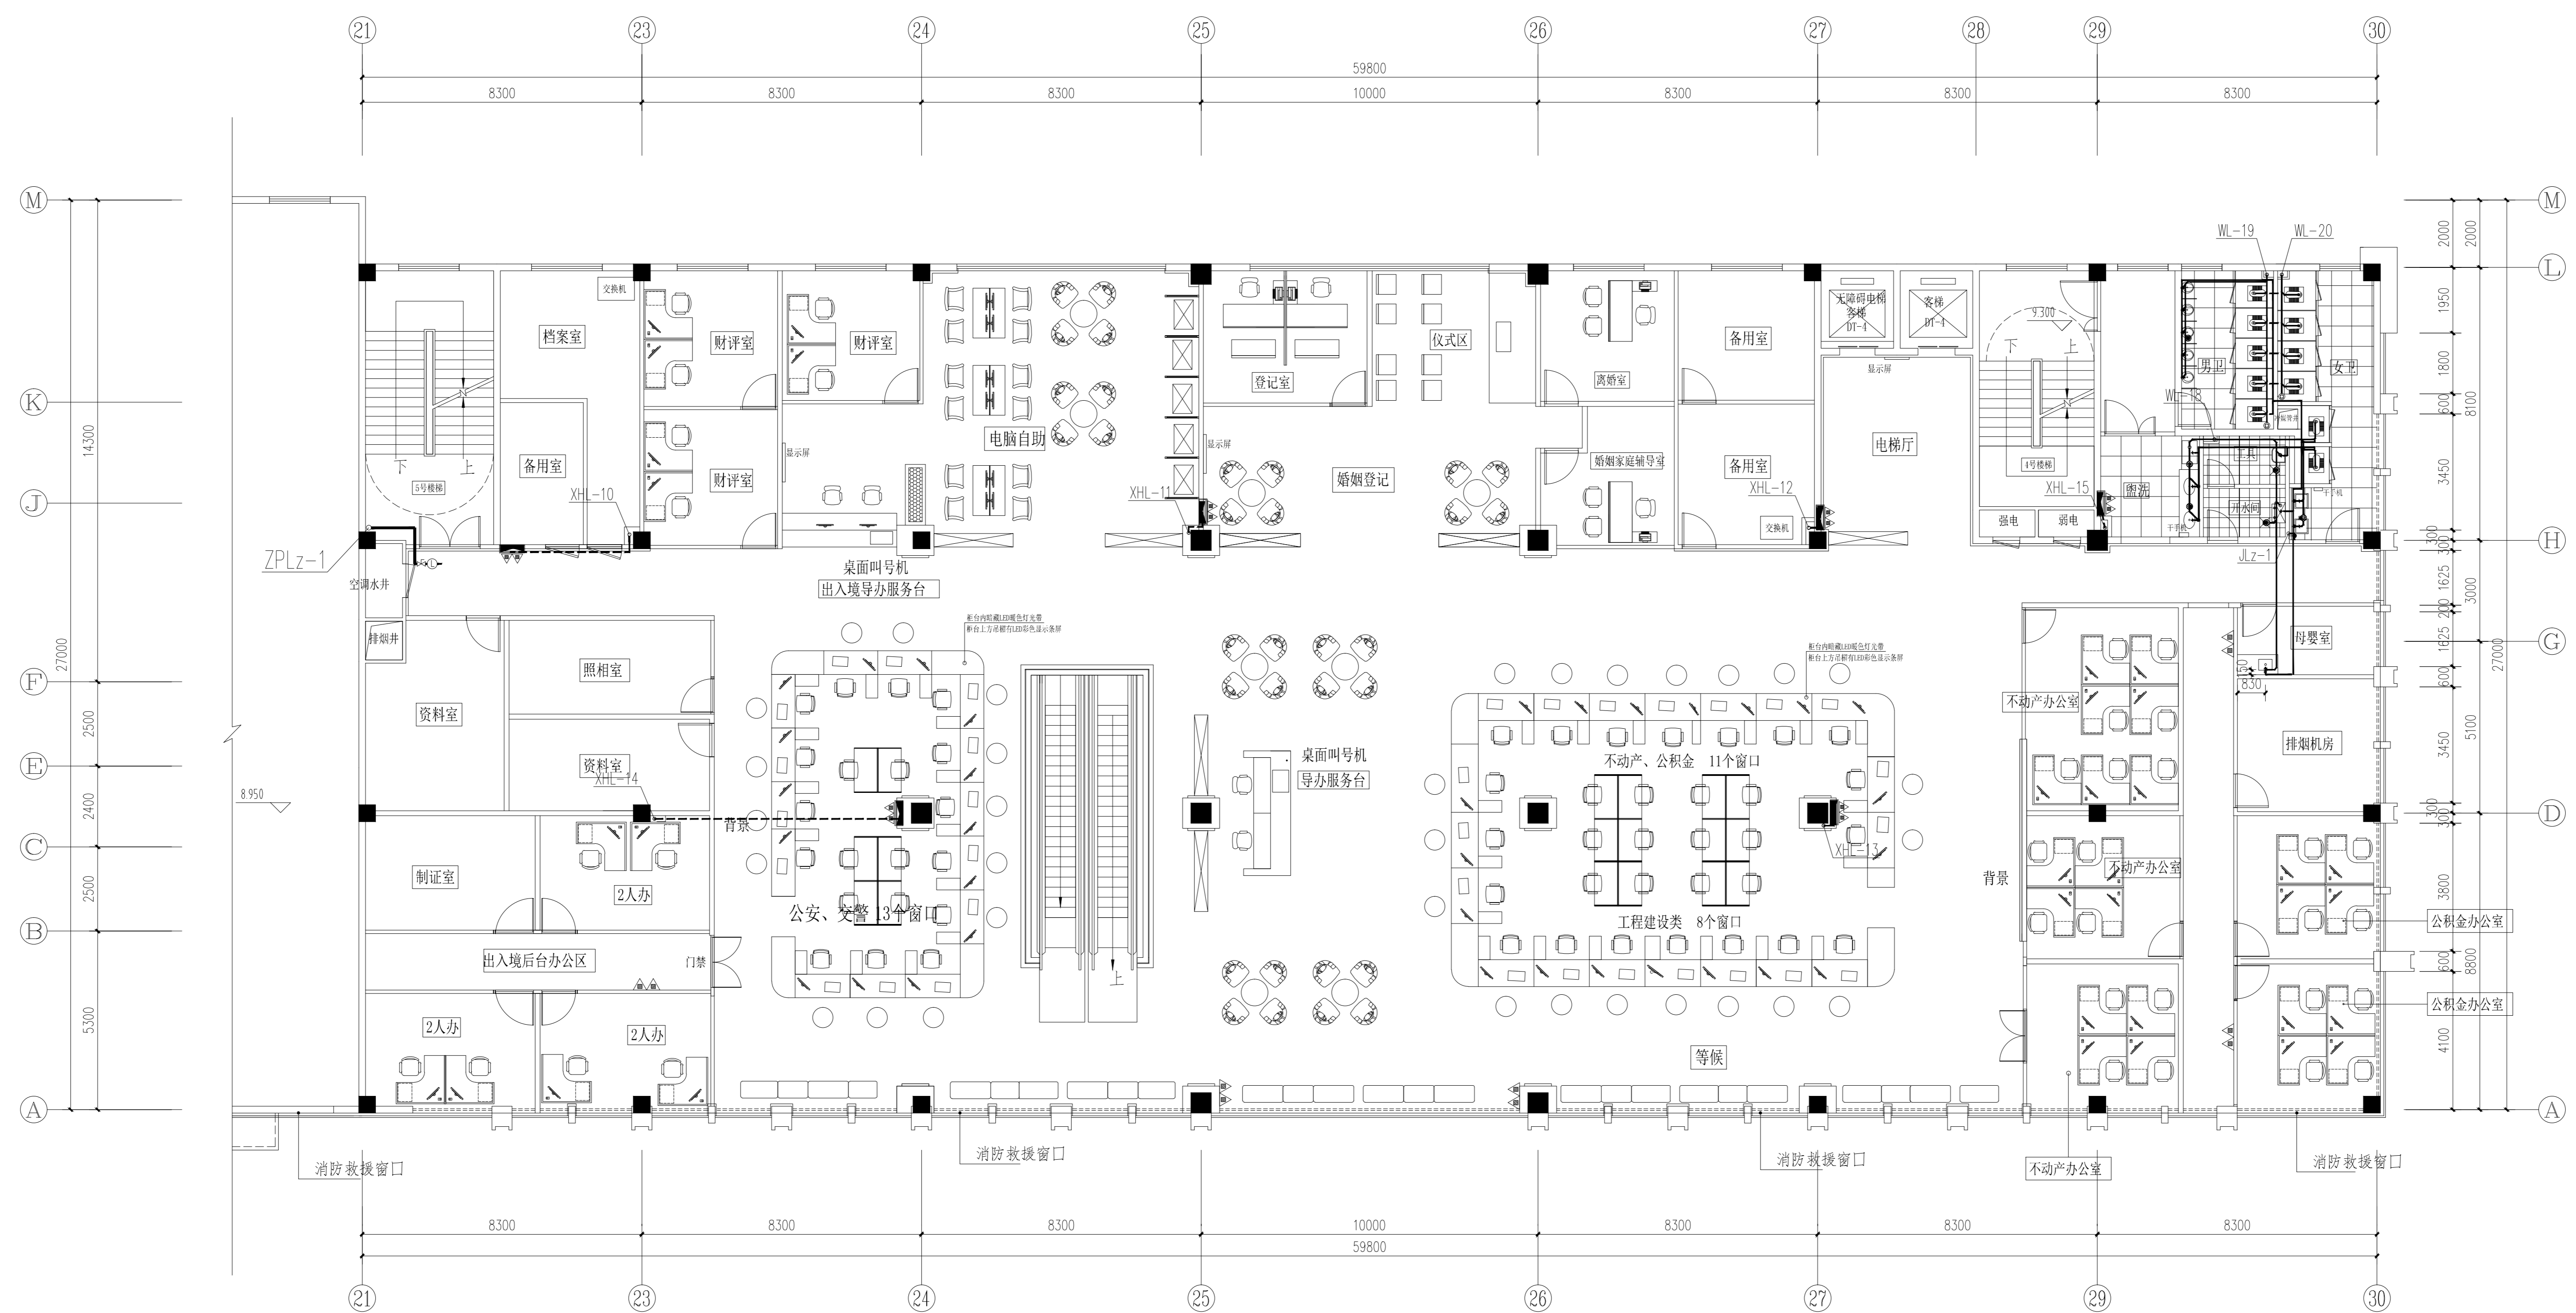

三层给排水平面图 1:100

- 注: 1. 图中消防管网中点划线部位为原有管线, 虚线部位为新增管线。
 2. 图中卫生间为原卫生间改造, 均利用原有给排水立管。
 3. 图中立管编号带"Z"字为新增立管, 如JL-Z1。

执业注册章

江苏深远建筑设计研究有限公司
JIANGSU SHENYUAN ARCHITECTURE
DESIGN & RESEARCH CO., LTD
设计证书编号: A132018012

姓名	姓名
设计 汤小清	设计 汤小清
绘图 汤小清	绘图 汤小清
专业负责人 丁晶	专业负责人 丁晶
项目负责人 成华芬	项目负责人 成华芬
校对 丁晶	校对 丁晶
审核 成华芬	审核 成华芬
审批 成华芬	审批 成华芬

姓名	姓名
暖通 汤小清	暖通 汤小清
给排水 汤小清	给排水 汤小清
电气 汤小清	电气 汤小清
消防 汤小清	消防 汤小清

建设单位 岳阳市君山区行政审批服务局

工程名称 岳阳市君山区政务服务中心平台升级及信息化工程

图纸名称 三层给排水平面图


设计阶段 施工图 设计编号 ZJ20-005
专业 给排水 图号 给排水施07
出图日期 2020.5 修改次数 1/0/0/0

江苏省工程勘察设计专用章
江苏深远建筑设计研究有限公司
资质证书 A132018012 A232018019
编号
江苏省住房和城乡建设厅监制(A)
有效期至二〇二〇年五月三十一日

出图负责人
高业抗

不得复制或施工。如有任何不妥之处，请在施工前与设计单位沟通。
DO NOT SCALE ANY DRAWINGS. THIS DRAWING IS THE PROPERTY OF THE DESIGNER AND MAY NOT BE USED WITHOUT HIS PERMISSION. REPORT ANY DISCREPANCIES TO THE DESIGNER PRIOR TO PROCEEDING WITH WORK.

说明
NOTES

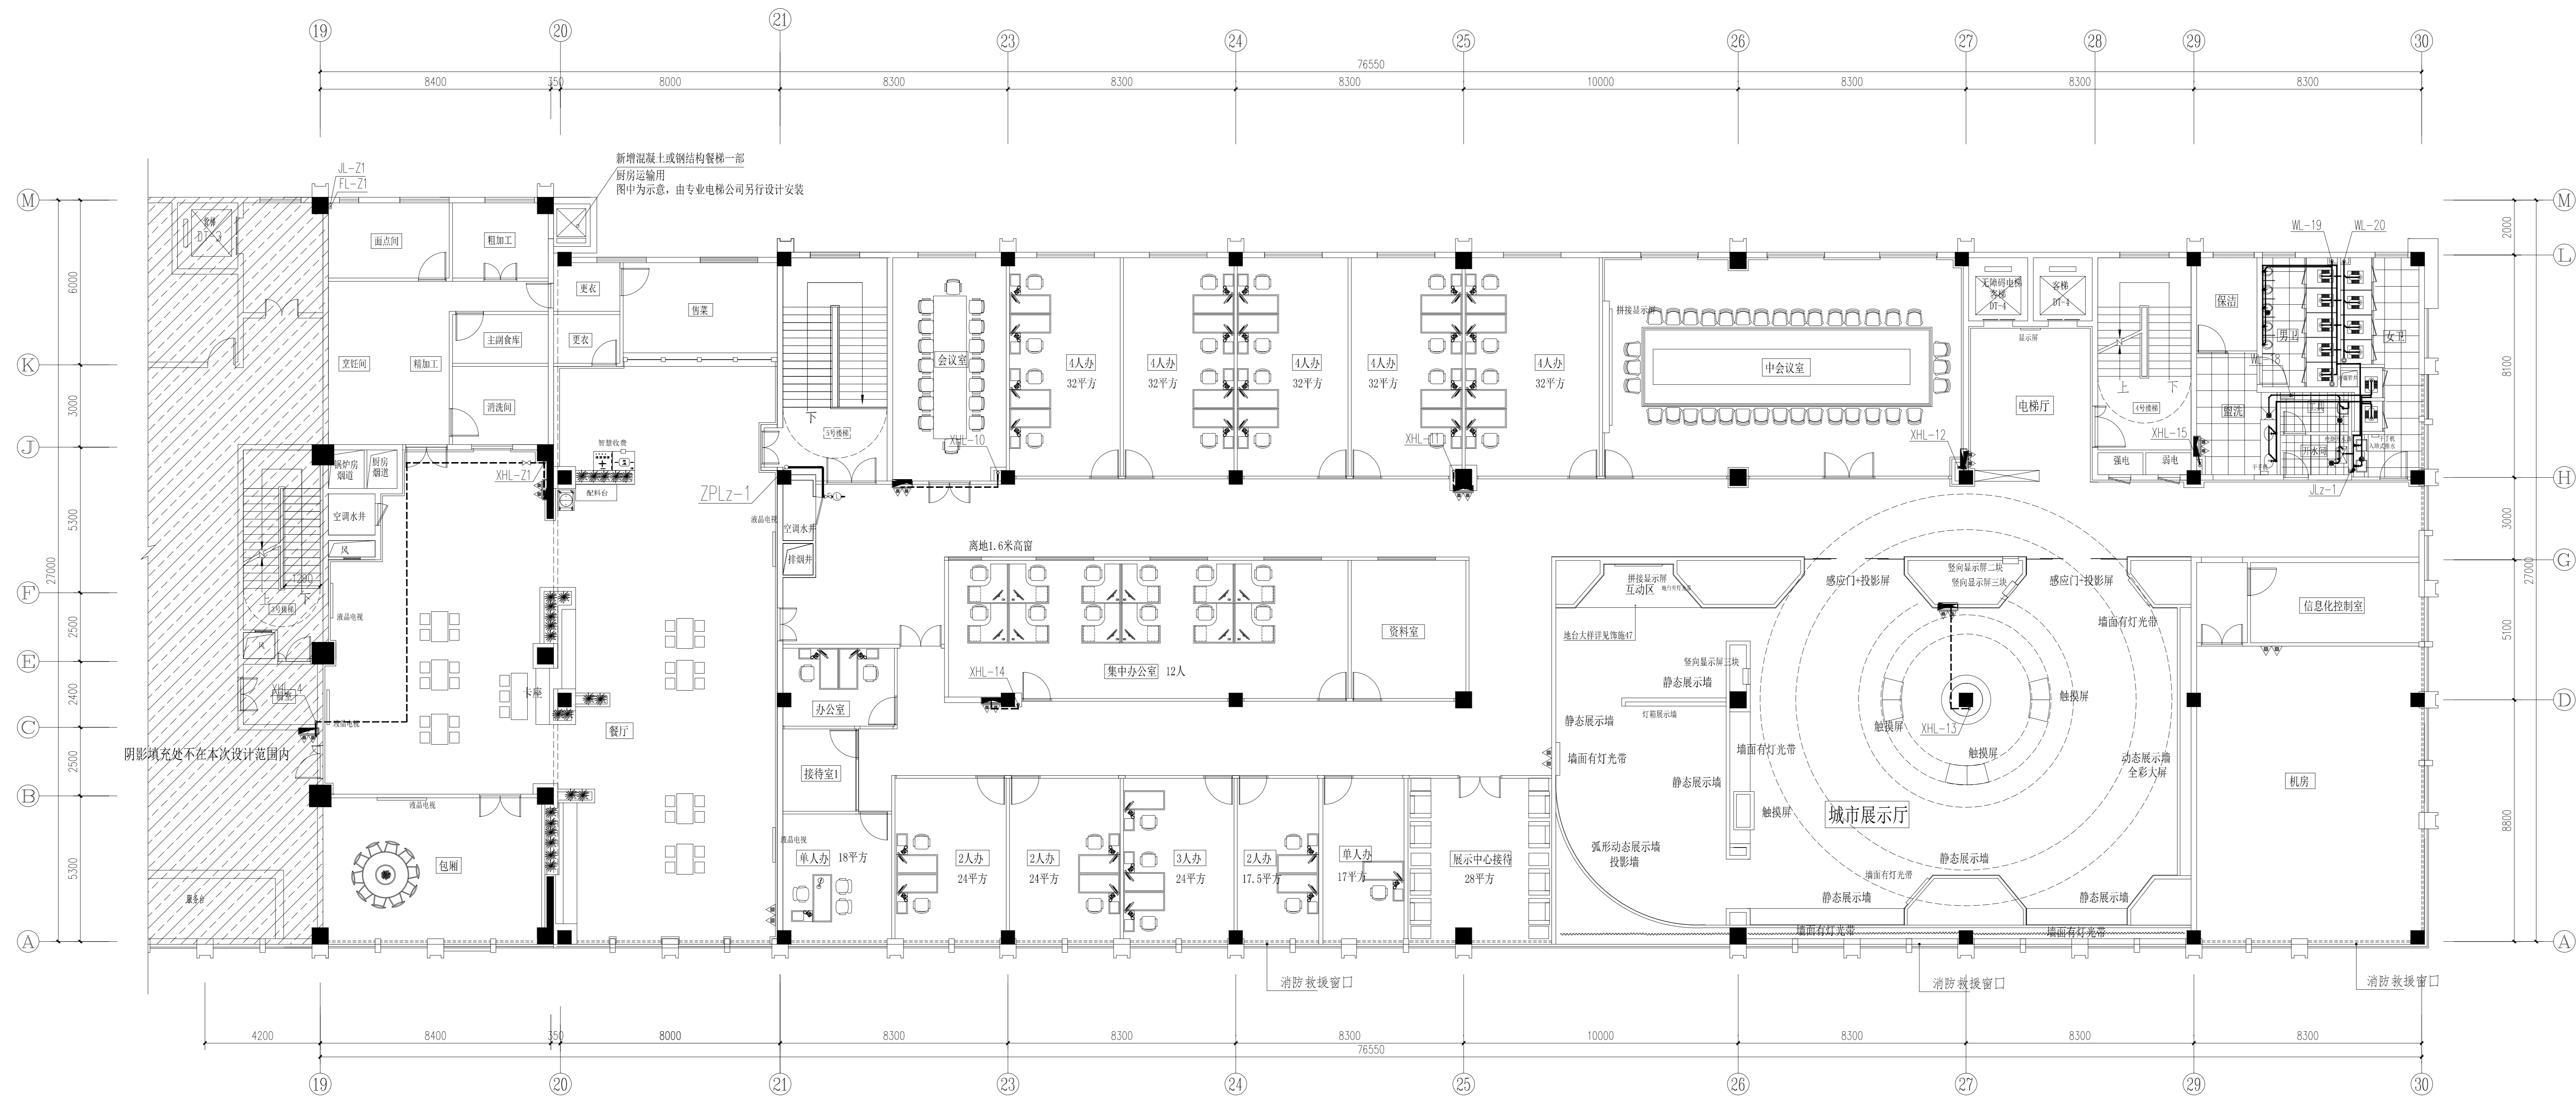

四层给排水平面图 1:100

- 注：1. 图中消防管网中点划线部位为原有管线，虚线部位为新增管线。
 2. 图中卫生间为原卫生间改造，均利用原有给排水立管。
 3. 图中立管编号带“Z”字为新增立管，如JL-Z1。

注册执业章

江苏深远建筑设计研究院有限公司
 JIANGSU SHENYUAN ARCHITECTURE
 DESIGN & RESEARCH CO., LTD
 设计证书编号: A132018012

设计	汤小清	汤小清
绘图	汤小清	汤小清
专业负责人	丁品	丁品
项目负责人	丁品	丁品
校对	丁品	丁品
审核	丁品	丁品
审批	丁品	丁品

专业合签
 (专业) (专业) (专业)
 给排水 电气 暖通

建设单位: 岳阳市君山区行政审批服务局
 工程名称: 岳阳市君山区政务服务中心平台升级及信息化工程
 图名: 四层给排水平面图
 设计日期: 2020.5
 出图日期: 2020.5

注册执业章

江苏深远建筑设计研究院有限公司
 JIANGSU SHENYUAN ARCHITECTURE
 DESIGN & RESEARCH CO., LTD
 设计证书编号: A132018012

出图负责人
 高业抗

江苏省工程勘察设计出图专用章
 江苏深远建筑设计研究院有限公司
 资质证书 A132018012 A232018019
 编号
 江苏省住房和城乡建设厅监制 (A)
 有效期至二〇二〇年五月三十一日


注：本设计图未加盖设计专用章无效

Autodesk 教育版产品制作

Autodesk 教育版产品制作

不得复制或转载本图，如有任何不妥之处，请在施工前与设计单位沟通。
DO NOT SCALE ANY DRAWINGS THIS DRAWING IS THE PROPERTY OF THE DESIGNER AND MAY NOT BE USED WITHOUT HIS PERMISSION REPORT ANY DISCREPANCIES TO THE DESIGNER PRIOR TO PROCEEDING WITH WORK.

说明
NOTES

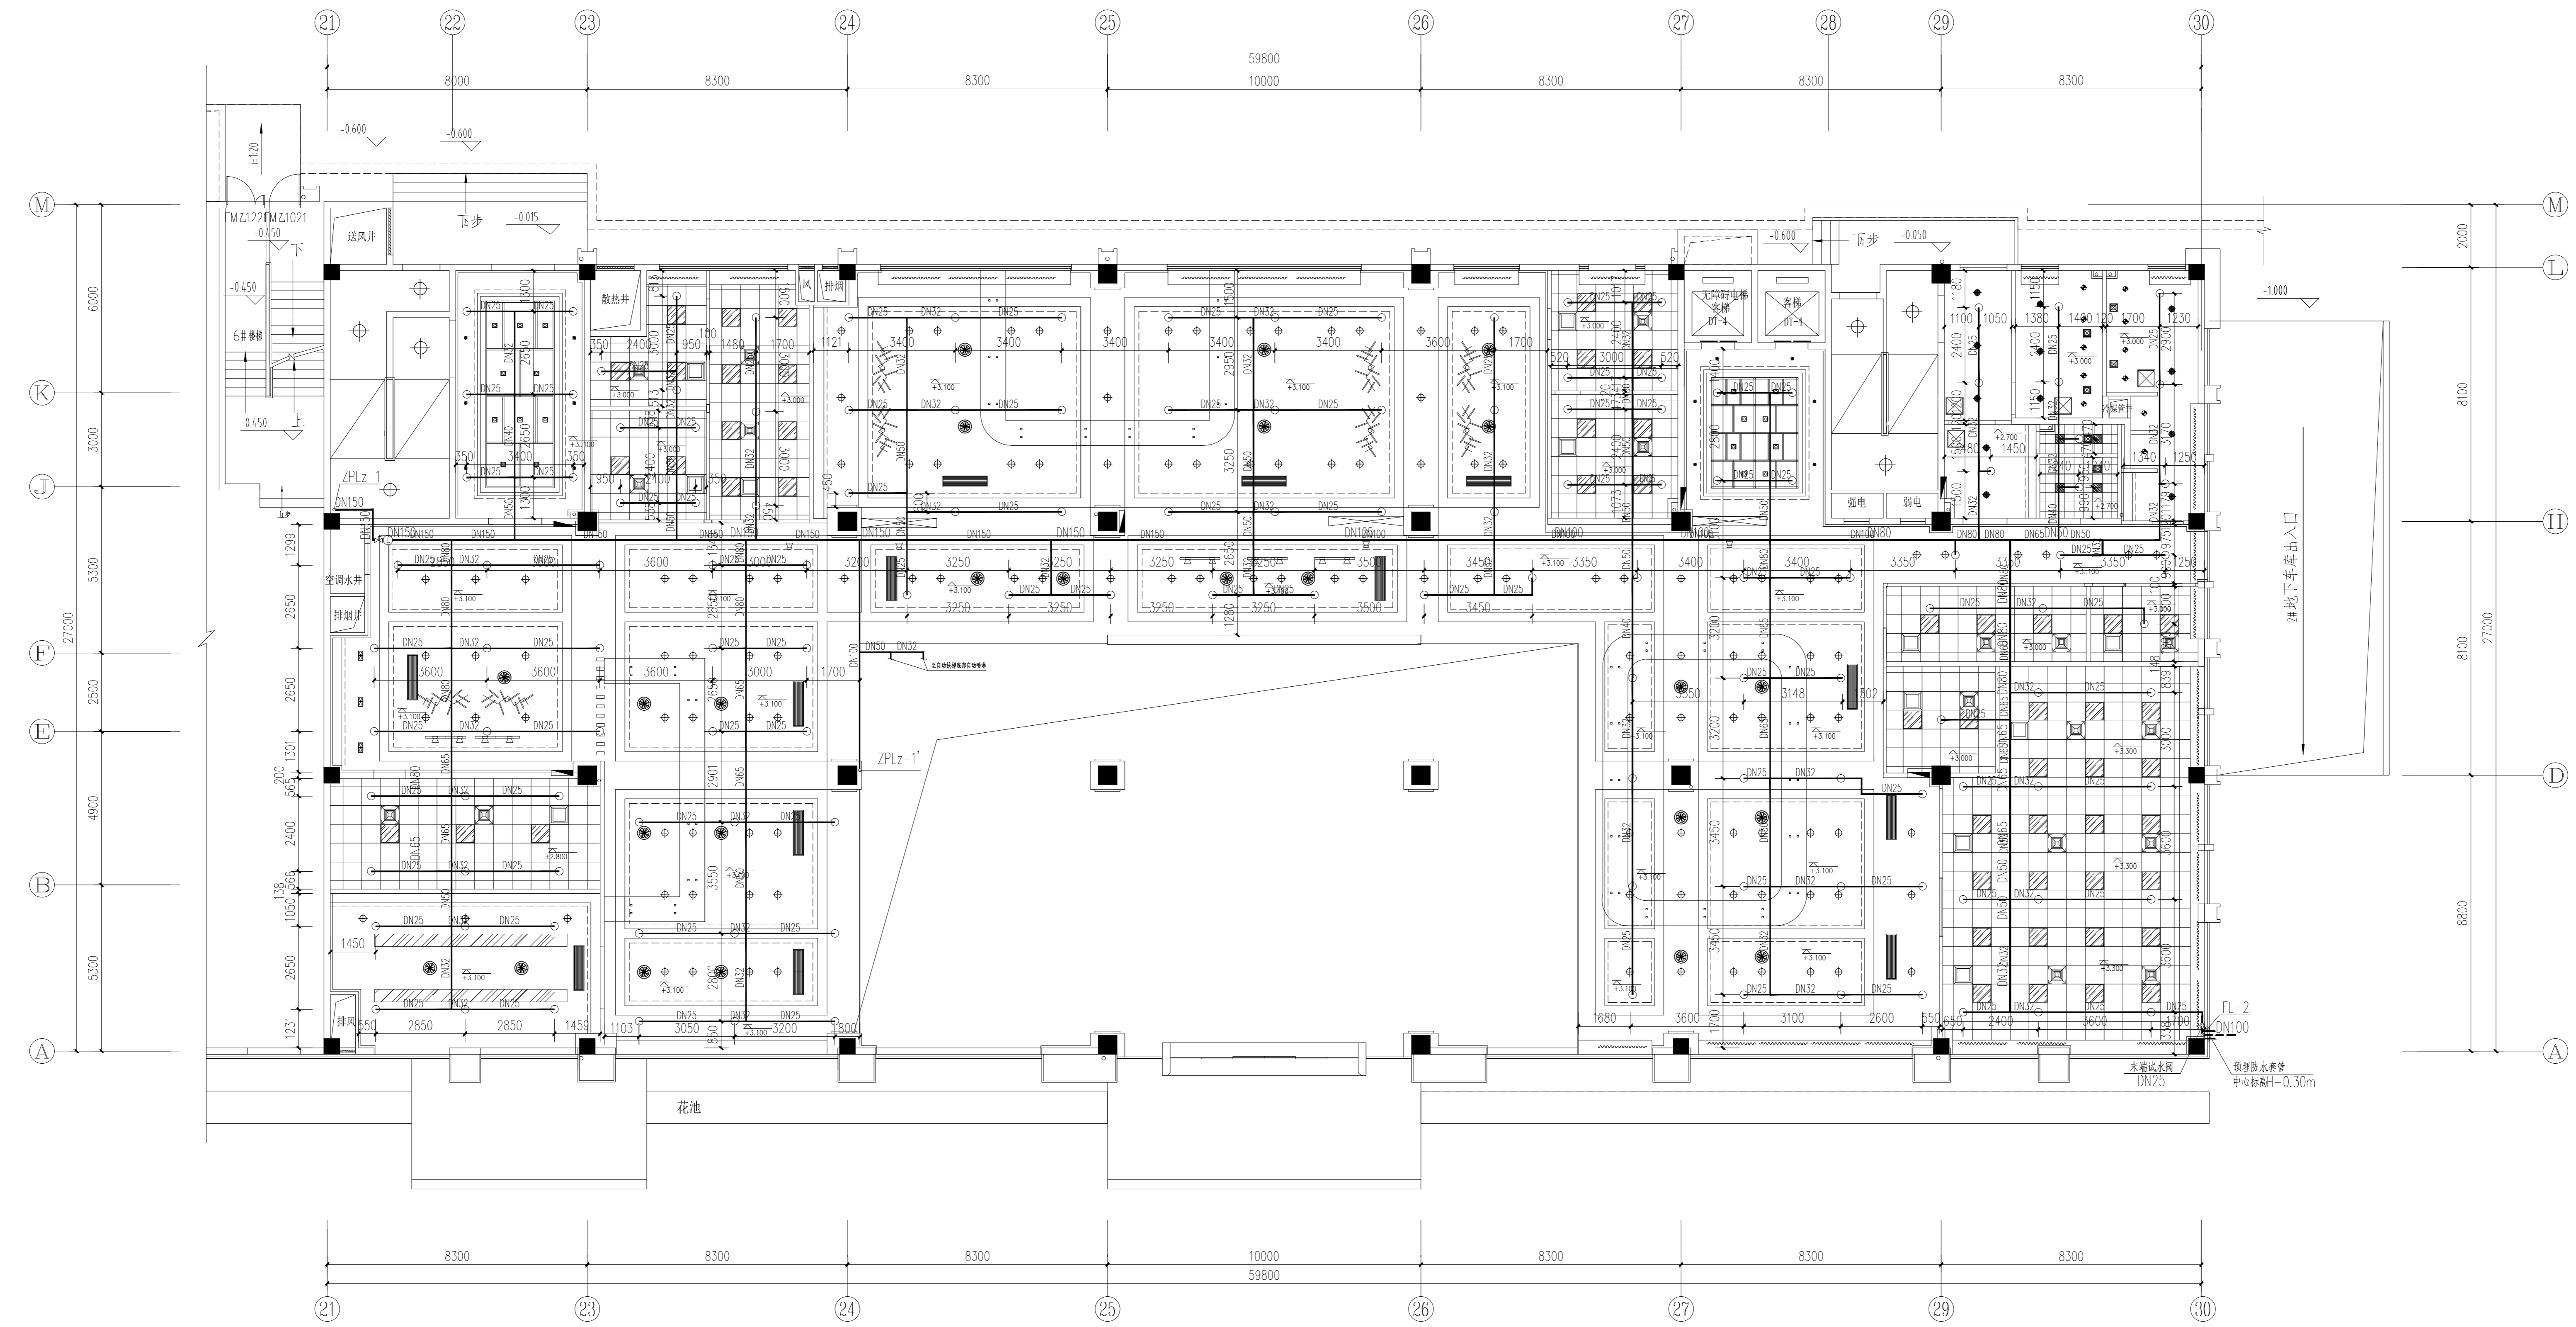

一层自动喷淋平面图 1:100

执业注册章

江苏深远建筑设计研究有限公司
JIANGSU SHENYUAN ARCHITECTURE
DESIGN & RESEARCH CO., LTD
设计证书编号: A132018012

设计	汤小清	汤小清
绘图	汤小清	汤小清
专业负责人	丁晶	丁晶
审核人	成华分	成华分
校对	丁晶	丁晶
审核	成华分	成华分

DISCIPLINE	给排水	给排水
DISCIPLINE	暖通	暖通
DISCIPLINE	电气	电气
DISCIPLINE	消防	消防

建设单位 岳阳市君山区行政审批服务局

工程名称 岳阳市君山区政务服务中心平台升级及信息化工程建设项目


图纸名称 一层自动喷淋平面图

设计阶段 施工图 设计编号 ZJ20-005
专业 给排水 图号 水施04
出版日期 2020.5 修改次数 1

江苏省工程勘察设计专用章
江苏深远建筑设计研究有限公司
资质证书 A132018012 A232018019
编号
江苏省住房和城乡建设厅监制 (A)
有效期至二〇二〇年五月三十一日

出图负责人
高业抗

注: 本设计图未加盖设计专用章无效

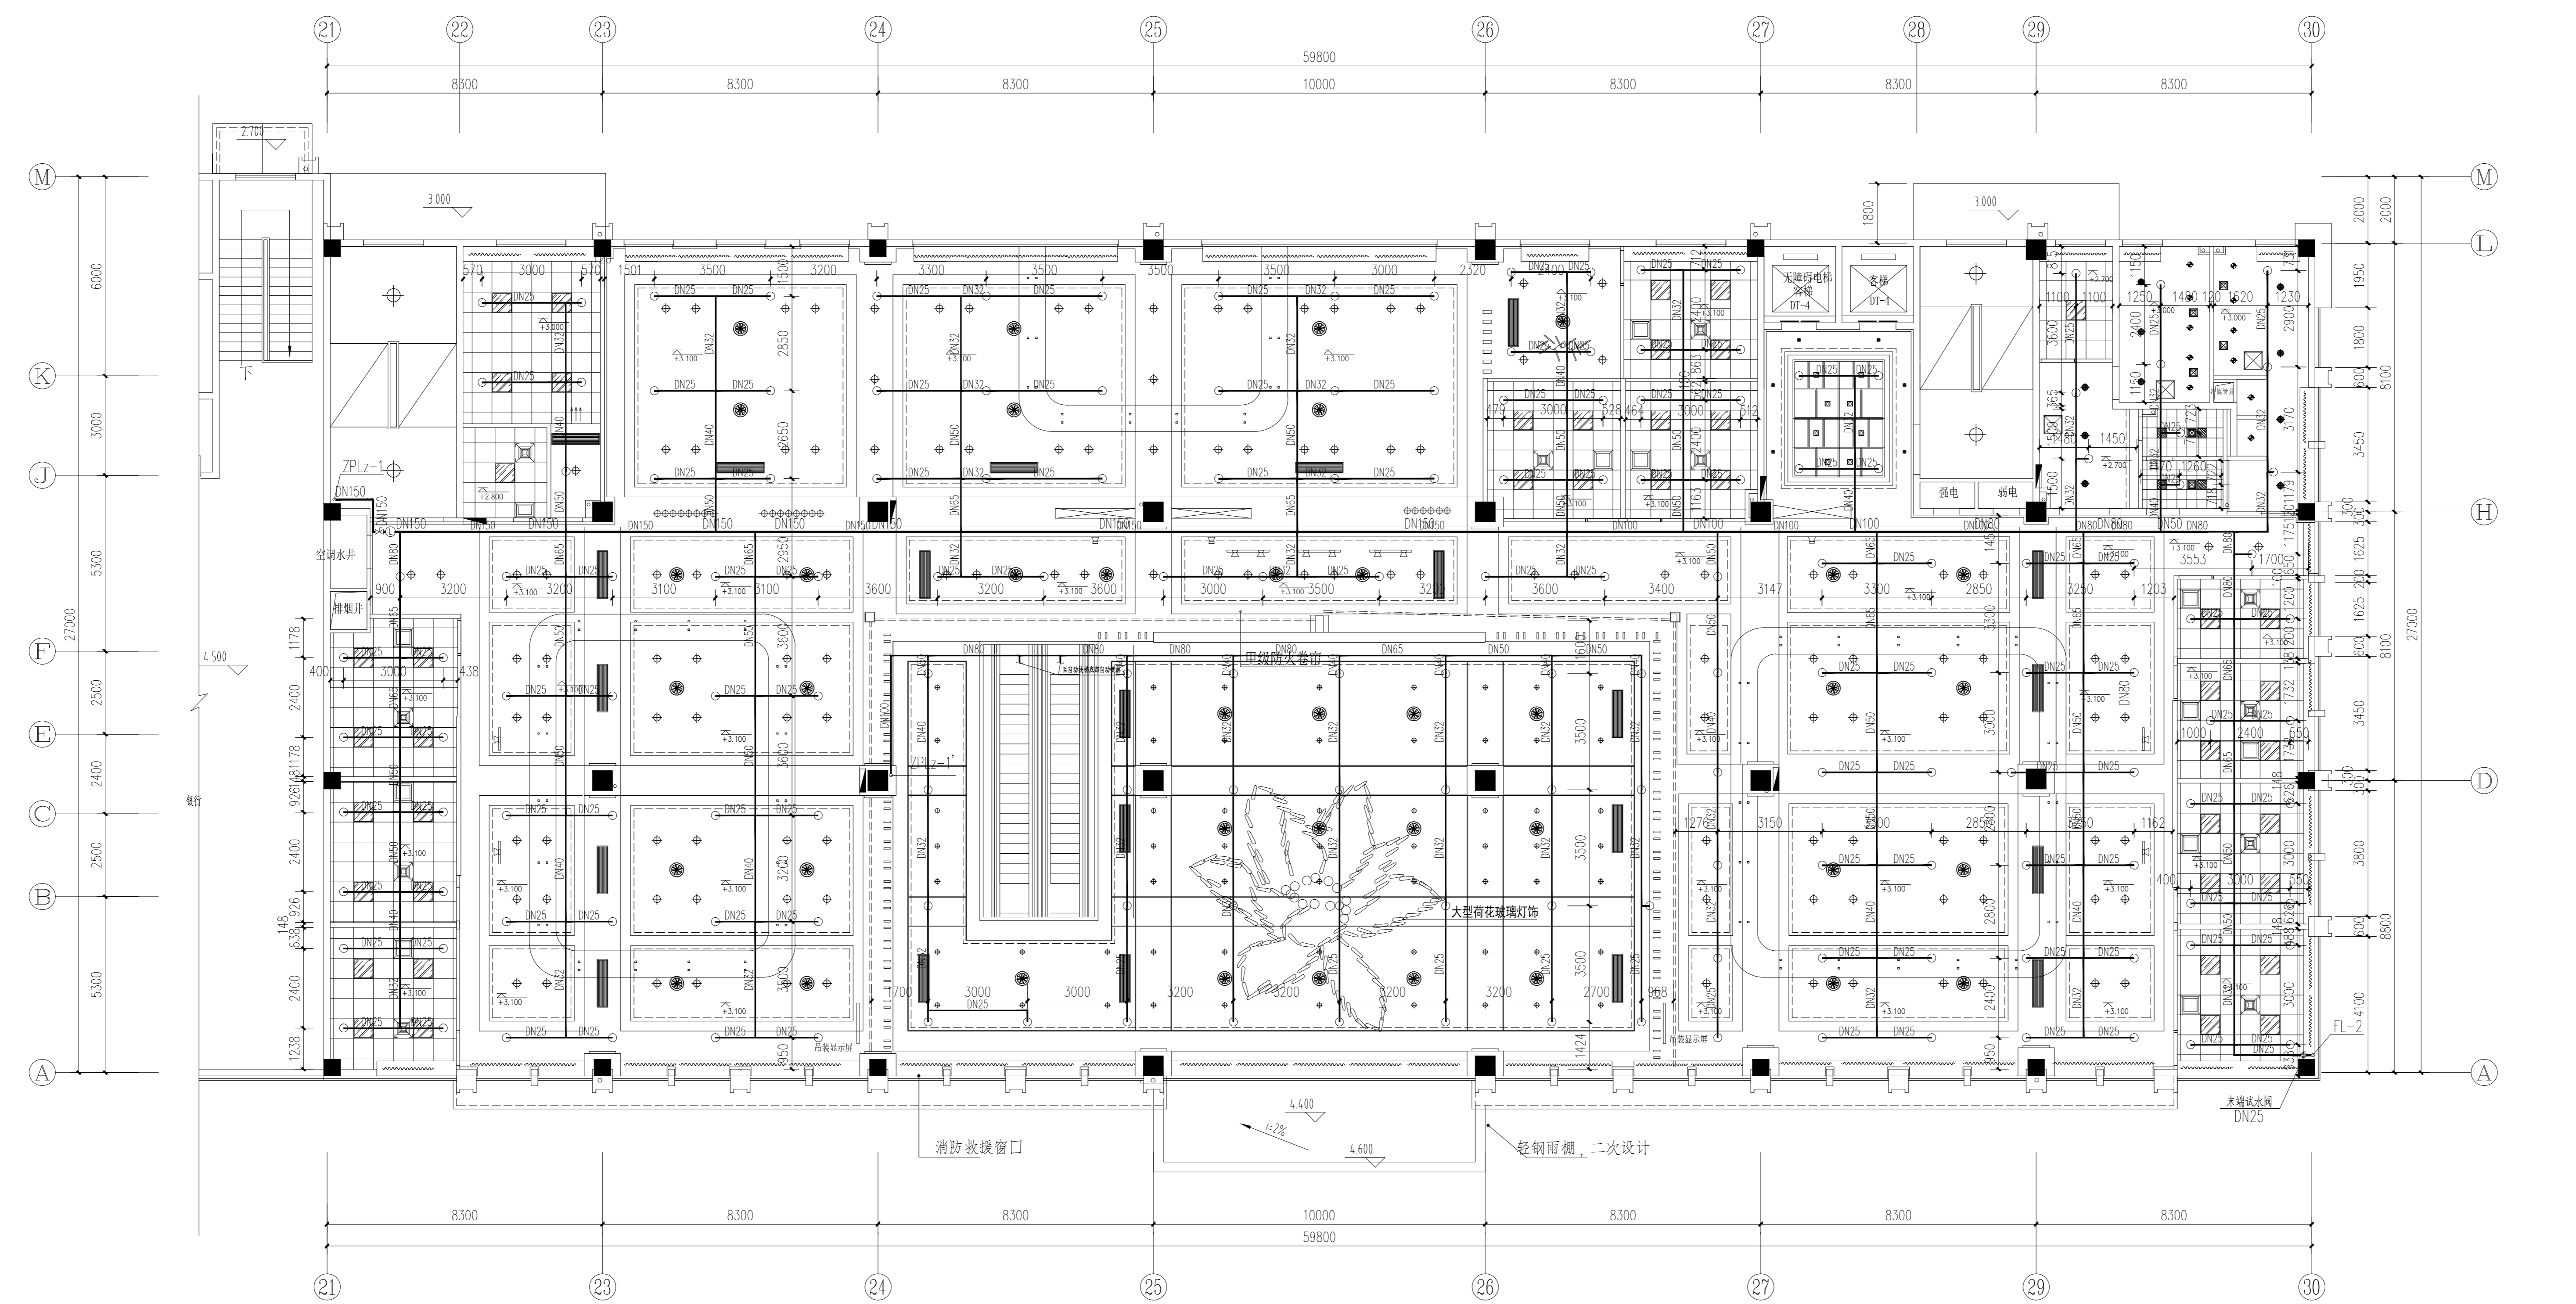

二层自动喷淋平面图 1:100

不得量取图尺寸施工, 如有任何不符事宜, 请在施工前与设计师沟通。
 DO NOT SCALE ANY DRAWINGS. THIS DRAWING IS THE PROPERTY OF THE DESIGNER AND MAY NOT BE USED WITHOUT HIS PERMISSION. REPORT ANY DISCREPANCIES TO THE DESIGNER PRIOR TO PROCEEDING WITH WORK.

说明
NOTES

执业注册章

江苏深远建筑设计研究院有限公司
 JIANGSU SHENYUAN ARCHITECTURE
 DESIGN & RESEARCH CO., LTD
 设计证书编号: A132018012

设计	汤小清	汤小清
绘图	汤小清	汤小清
专业负责人	丁晶	丁晶
审核人	成华分	成华分
校对	丁晶	丁晶
审核	成华分	成华分

DISCIPLINE	给排水	给排水
DISCIPLINE	暖通	暖通
DISCIPLINE	电气	电气
DISCIPLINE	消防	消防

建设单位 岳阳市君山区行政审批服务局

工程名称 岳阳市君山区政务服务中心平台升级及信息化工程
 设计项目

图名 二层自动喷淋平面图


设计阶段 施工图 设计编号 ZJ20-005
 专业 给排水 图号 水施06
 出图日期 2020.5 修改次数 1/000

江苏省工程勘察设计专用章
 江苏深远建筑设计研究院有限公司
 资质证书 A132018012 A232018019
 编号
 江苏省住房和城乡建设厅监制(A)
 有效期至二〇二〇年五月二十一日

出图负责人
高业杭

不得量取图幅尺寸施工。如有任何不符事宜，请在施工前与设计师沟通。
DO NOT SCALE ANY DRAWINGS. THIS DRAWING IS THE PROPERTY OF THE DESIGNER AND MAY NOT BE USED WITHOUT HIS PERMISSION. REPORT ANY DISCREPANCIES TO THE DESIGNER PRIOR TO PROCEEDING WITH WORK.

说明
NOTES

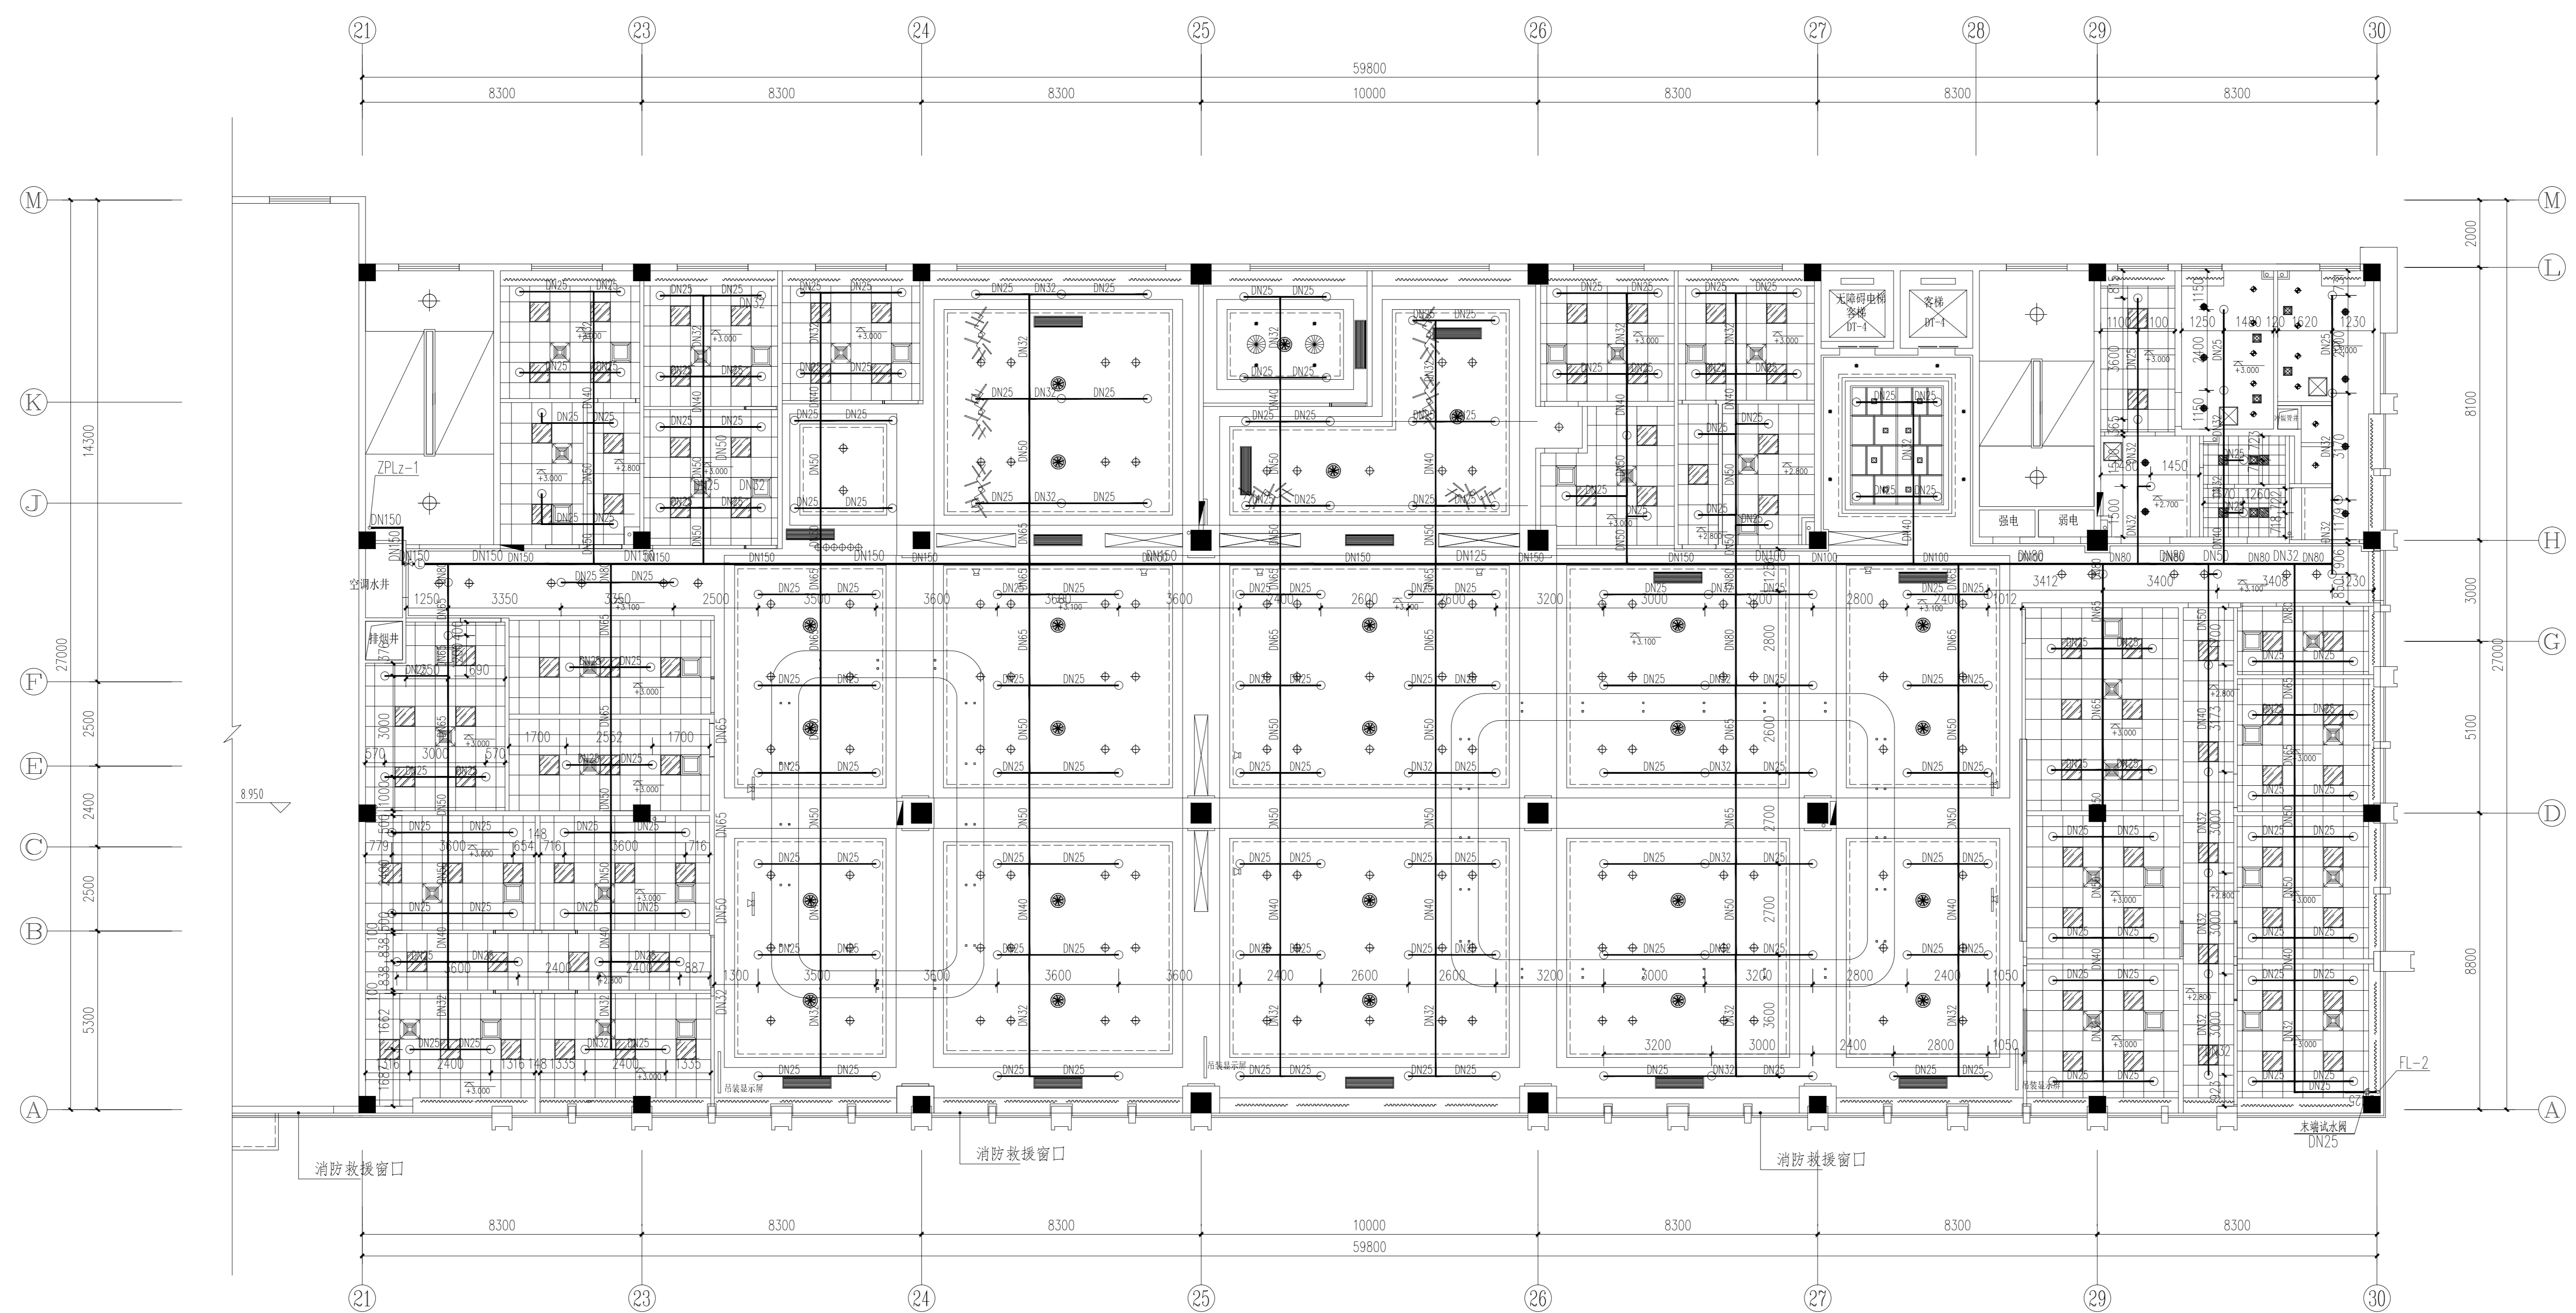

三层自动喷淋平面图 1:100

执业注册章

江苏深远建筑设计研究有限公司
JIANGSU SHENYUAN ARCHITECTURE
DESIGN & RESEARCH CO., LTD
设计证书编号: A132018012

姓名	专业
设计: 汤小清	给排水
绘图: 汤小清	给排水
专业负责人: 丁晶	给排水
审核: 丁晶	给排水
审核: 丁晶	给排水
审核: 丁晶	给排水

姓名	专业
设计: 汤小清	给排水
绘图: 汤小清	给排水
专业负责人: 丁晶	给排水
审核: 丁晶	给排水
审核: 丁晶	给排水
审核: 丁晶	给排水

建设单位: 岳阳市君山区行政审批服务局

工程名称: 岳阳市君山区政务服务中心平台升级及综合工程
工程地址: 岳阳市君山区政务服务中心平台升级及综合工程

图名: 三层自动喷淋平面图


设计阶段: 施工图
设计编号: ZJ20-005
专业: 给排水
图号: 水施08
出图日期: 2020.5
修改次数: 1

江苏省工程勘察设计专用章
江苏深远建筑设计研究有限公司
资质证书编号: A132018012 A232018019
编号: 江苏住房和城乡建设厅监制(A)
有效期至: 二〇二〇年五月三十一日

出图负责人
高业抗

不得将图纸尺寸施工，如有任何不妥事宜，请在施工前与设计部沟通。
DO NOT SCALE ANY DRAWINGS THIS DRAWING IS THE PROPERTY OF THE DESIGNER AND MAY NOT BE USED WITHOUT HIS PERMISSION REPORT ANY DISCREPANCIES TO THE DESIGNER PRIOR TO PROCEEDING WITH WORK.

说明
NOTES

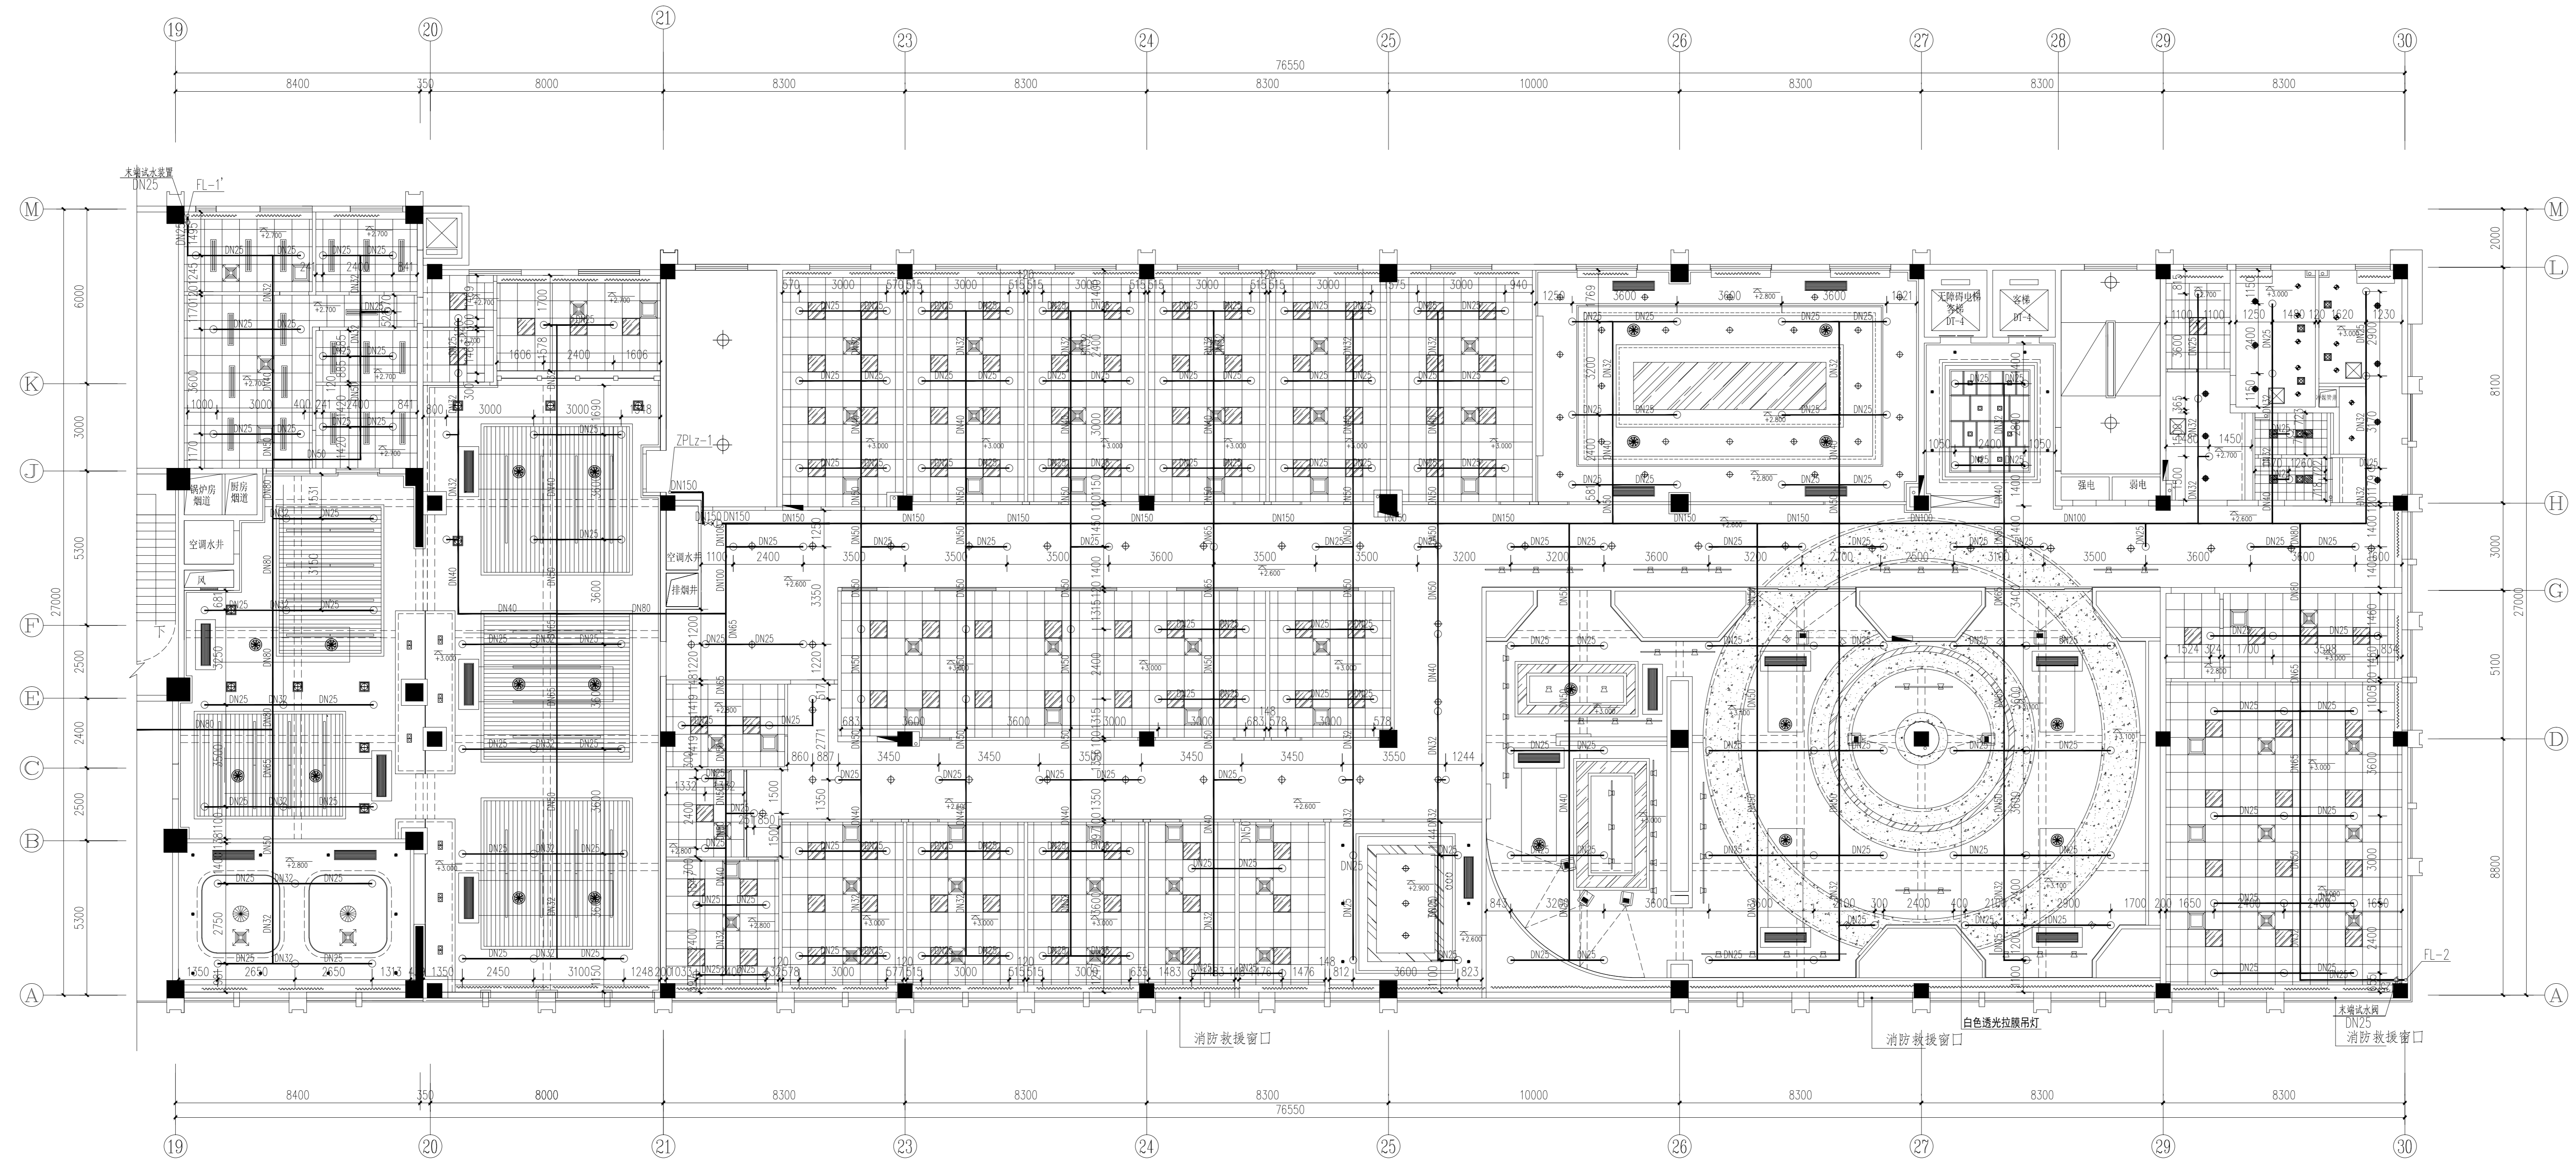

四层自动喷淋平面图 1:100

执业注册章

江苏深远建筑设计研究有限公司
JIANGSU SHENYUAN ARCHITECTURE
DESIGN & RESEARCH CO., LTD
设计证书编号: A132018012

设计	汤小清	汤小清
绘图	汤小清	汤小清
专业负责人	丁品	丁品
审核人	成华分	成华分
校对	丁品	丁品
审核	成华分	成华分
审批	成华分	成华分

DISCIPLINE (专业)		SIGNATURE (签字)	
给排水	给排水	给排水	给排水
暖通	暖通	暖通	暖通
电气	电气	电气	电气
消防	消防	消防	消防

建设单位 岳阳市君山区行政审批服务局

工程名称 岳阳市君山区政务服务中心平台升级及信息化工程

图纸名称 四层自动喷淋平面图

设计阶段 施工图 设计编号 ZJ20-005
专业名称 给排水 图号 水施10
出图日期 20205 修改次数 10000

出图章

出图负责人
高业抗

江苏省工程勘察设计出图专用章
江苏深远建筑设计研究有限公司
资质证书A132018012 A232018019
编号
江苏省住房和城乡建设厅监制(A)
有效期至二〇二〇年五月三十一日

注:本设计图未加盖设计专用章无效